


平成23年度 宜野湾浄化センター 発注予定工事

G1-14 宜野湾浄化センター放流管布設工事(海中部)

G1-10 宜野湾浄化センター処理水再利用棟建築工事
 G1-11 宜野湾浄化センター処理水再利用棟建築機械設備工事
 G1-12 宜野湾浄化センター処理水再利用棟建築電気設備工事

G1-13 宜野湾浄化センター汚泥消化タンク築造工事(その2)

G1-1 宜野湾浄化センター最初沈殿池建築工事
 G1-2 宜野湾浄化センター最初沈殿池建築機械設備工事
 G1-3 宜野湾浄化センター最初沈殿池建築電気設備工事
 G1-4 宜野湾浄化センター反応槽機械設備工事
 G1-5 宜野湾浄化センター反応槽電気設備工事
 G1-6 宜野湾浄化センター最終沈殿池機械設備工事
 G1-7 宜野湾浄化センター最終沈殿池電気設備工事

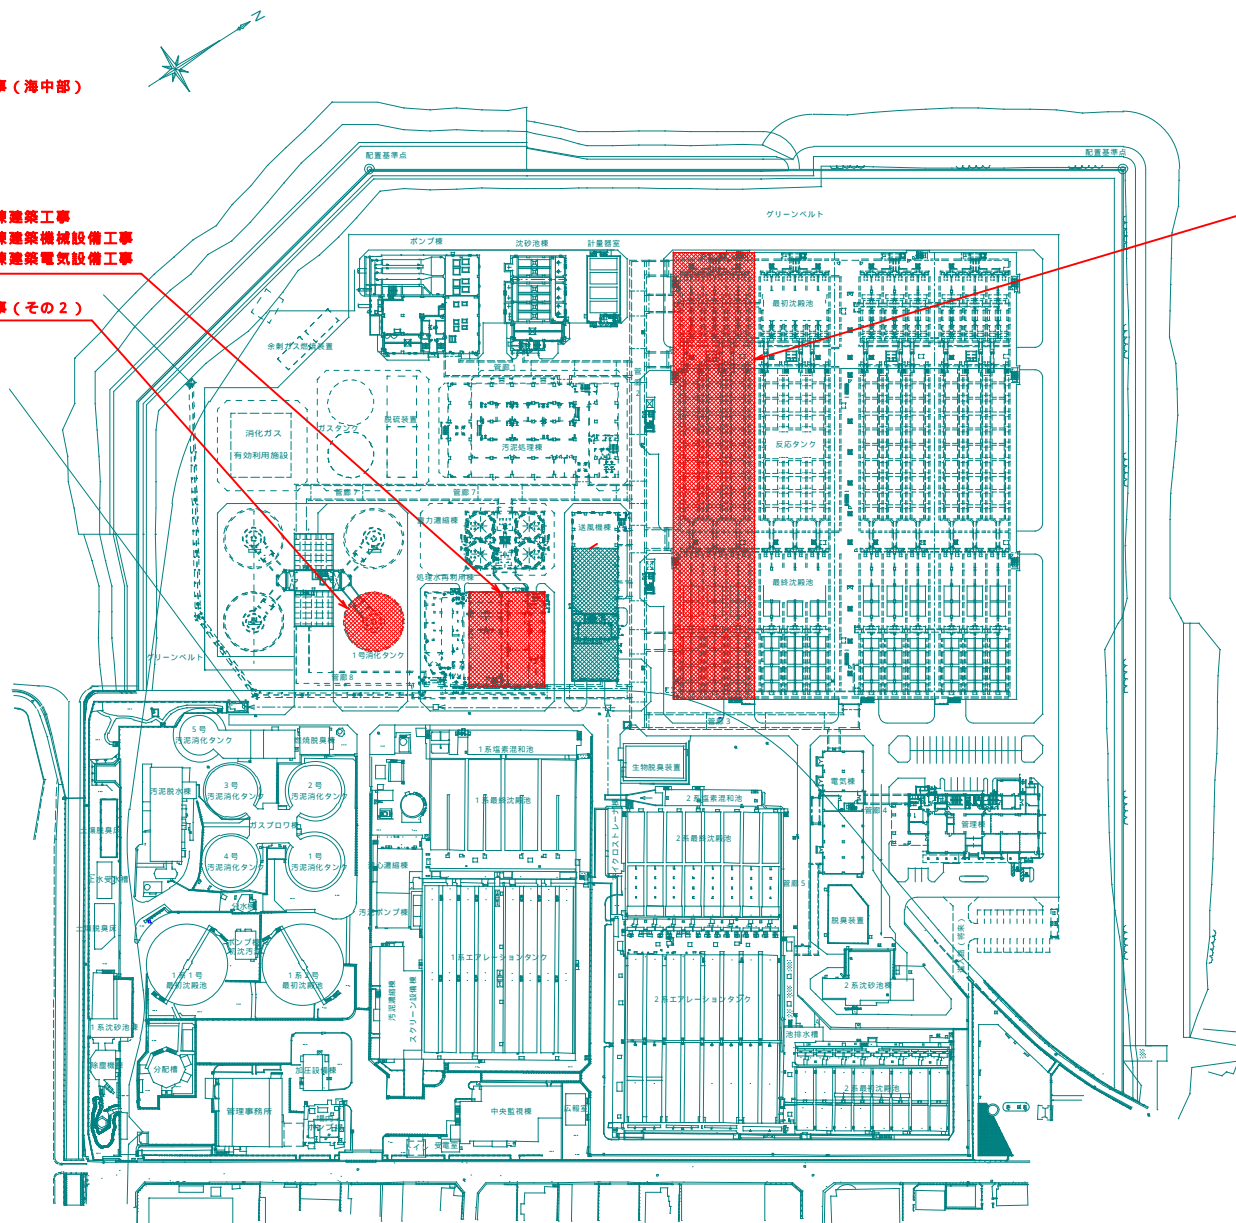

浄化センター名	宜野湾浄化センター		
地名(箇所)	宜野湾市伊在地内		
図面の種類	一般平面図		
縮尺		図面番号	
施工年度			
事務所名	沖縄県土木建築部 下水建設事務所		