

平成25年度 宜野湾浄化センター 発注予定工事




- GI-4 宜野湾浄化センター汚泥処理棟建築工事その1、その2
- GI-5 宜野湾浄化センター汚泥処理棟建築機械設備工事(その1)(その2)M13
- GI-6 宜野湾浄化センター汚泥処理棟建築電気設備工事(その1)(その2)E13
- GI-10 宜野湾浄化センター水処理施設建築造工事(その1・2)

- GI-9 宜野湾浄化センターガスタンク機械設備工事M13

- GI-1 宜野湾浄化センター熱交換機棟建築工事その2
- GI-2 宜野湾浄化センター熱交換機棟建築機械設備工事M13
- GI-3 宜野湾浄化センター熱交換機棟建築電気設備工事E13

- GI-7 宜野湾浄化センター導入管・放流管布設工事

- GI-8 宜野湾浄化センター管廊建築造工事(6)(7)

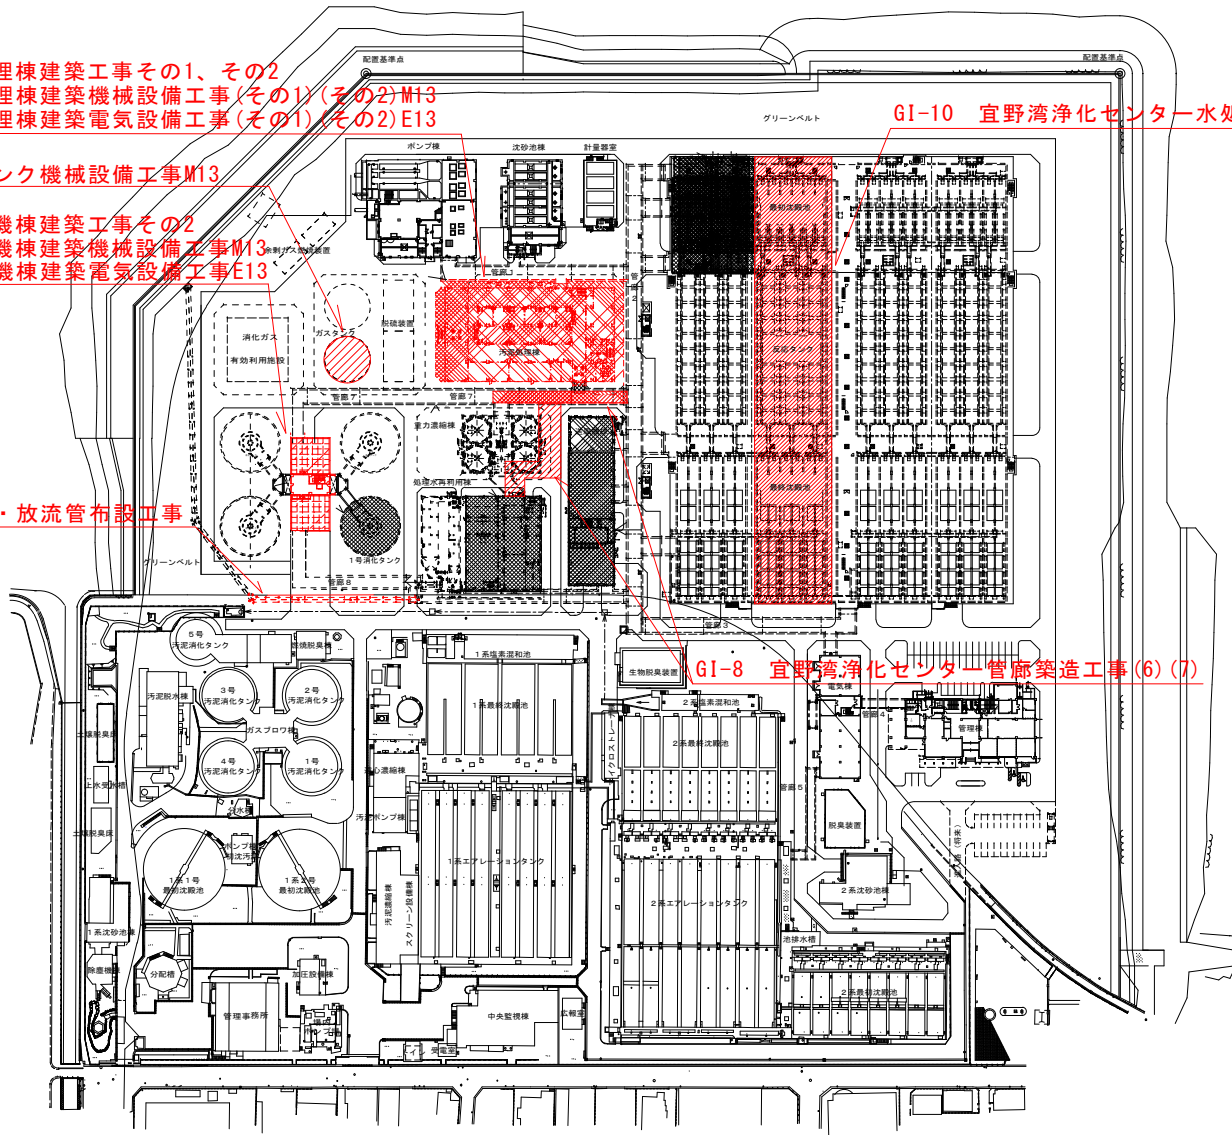

浄化センター名	宜野湾浄化センター	
地名(箇所)	宜野湾市伊佐地内	
図面の種類	一般平面図	
縮尺	図面番号	
施工年度		
事務所名	沖縄県土木建築館 下水建設事務所	