




万国津梁館 全体平面図 （縮尺1/550）

Bankoku Shinryokan

工事名：万国津梁館LED化改修工事（R6）

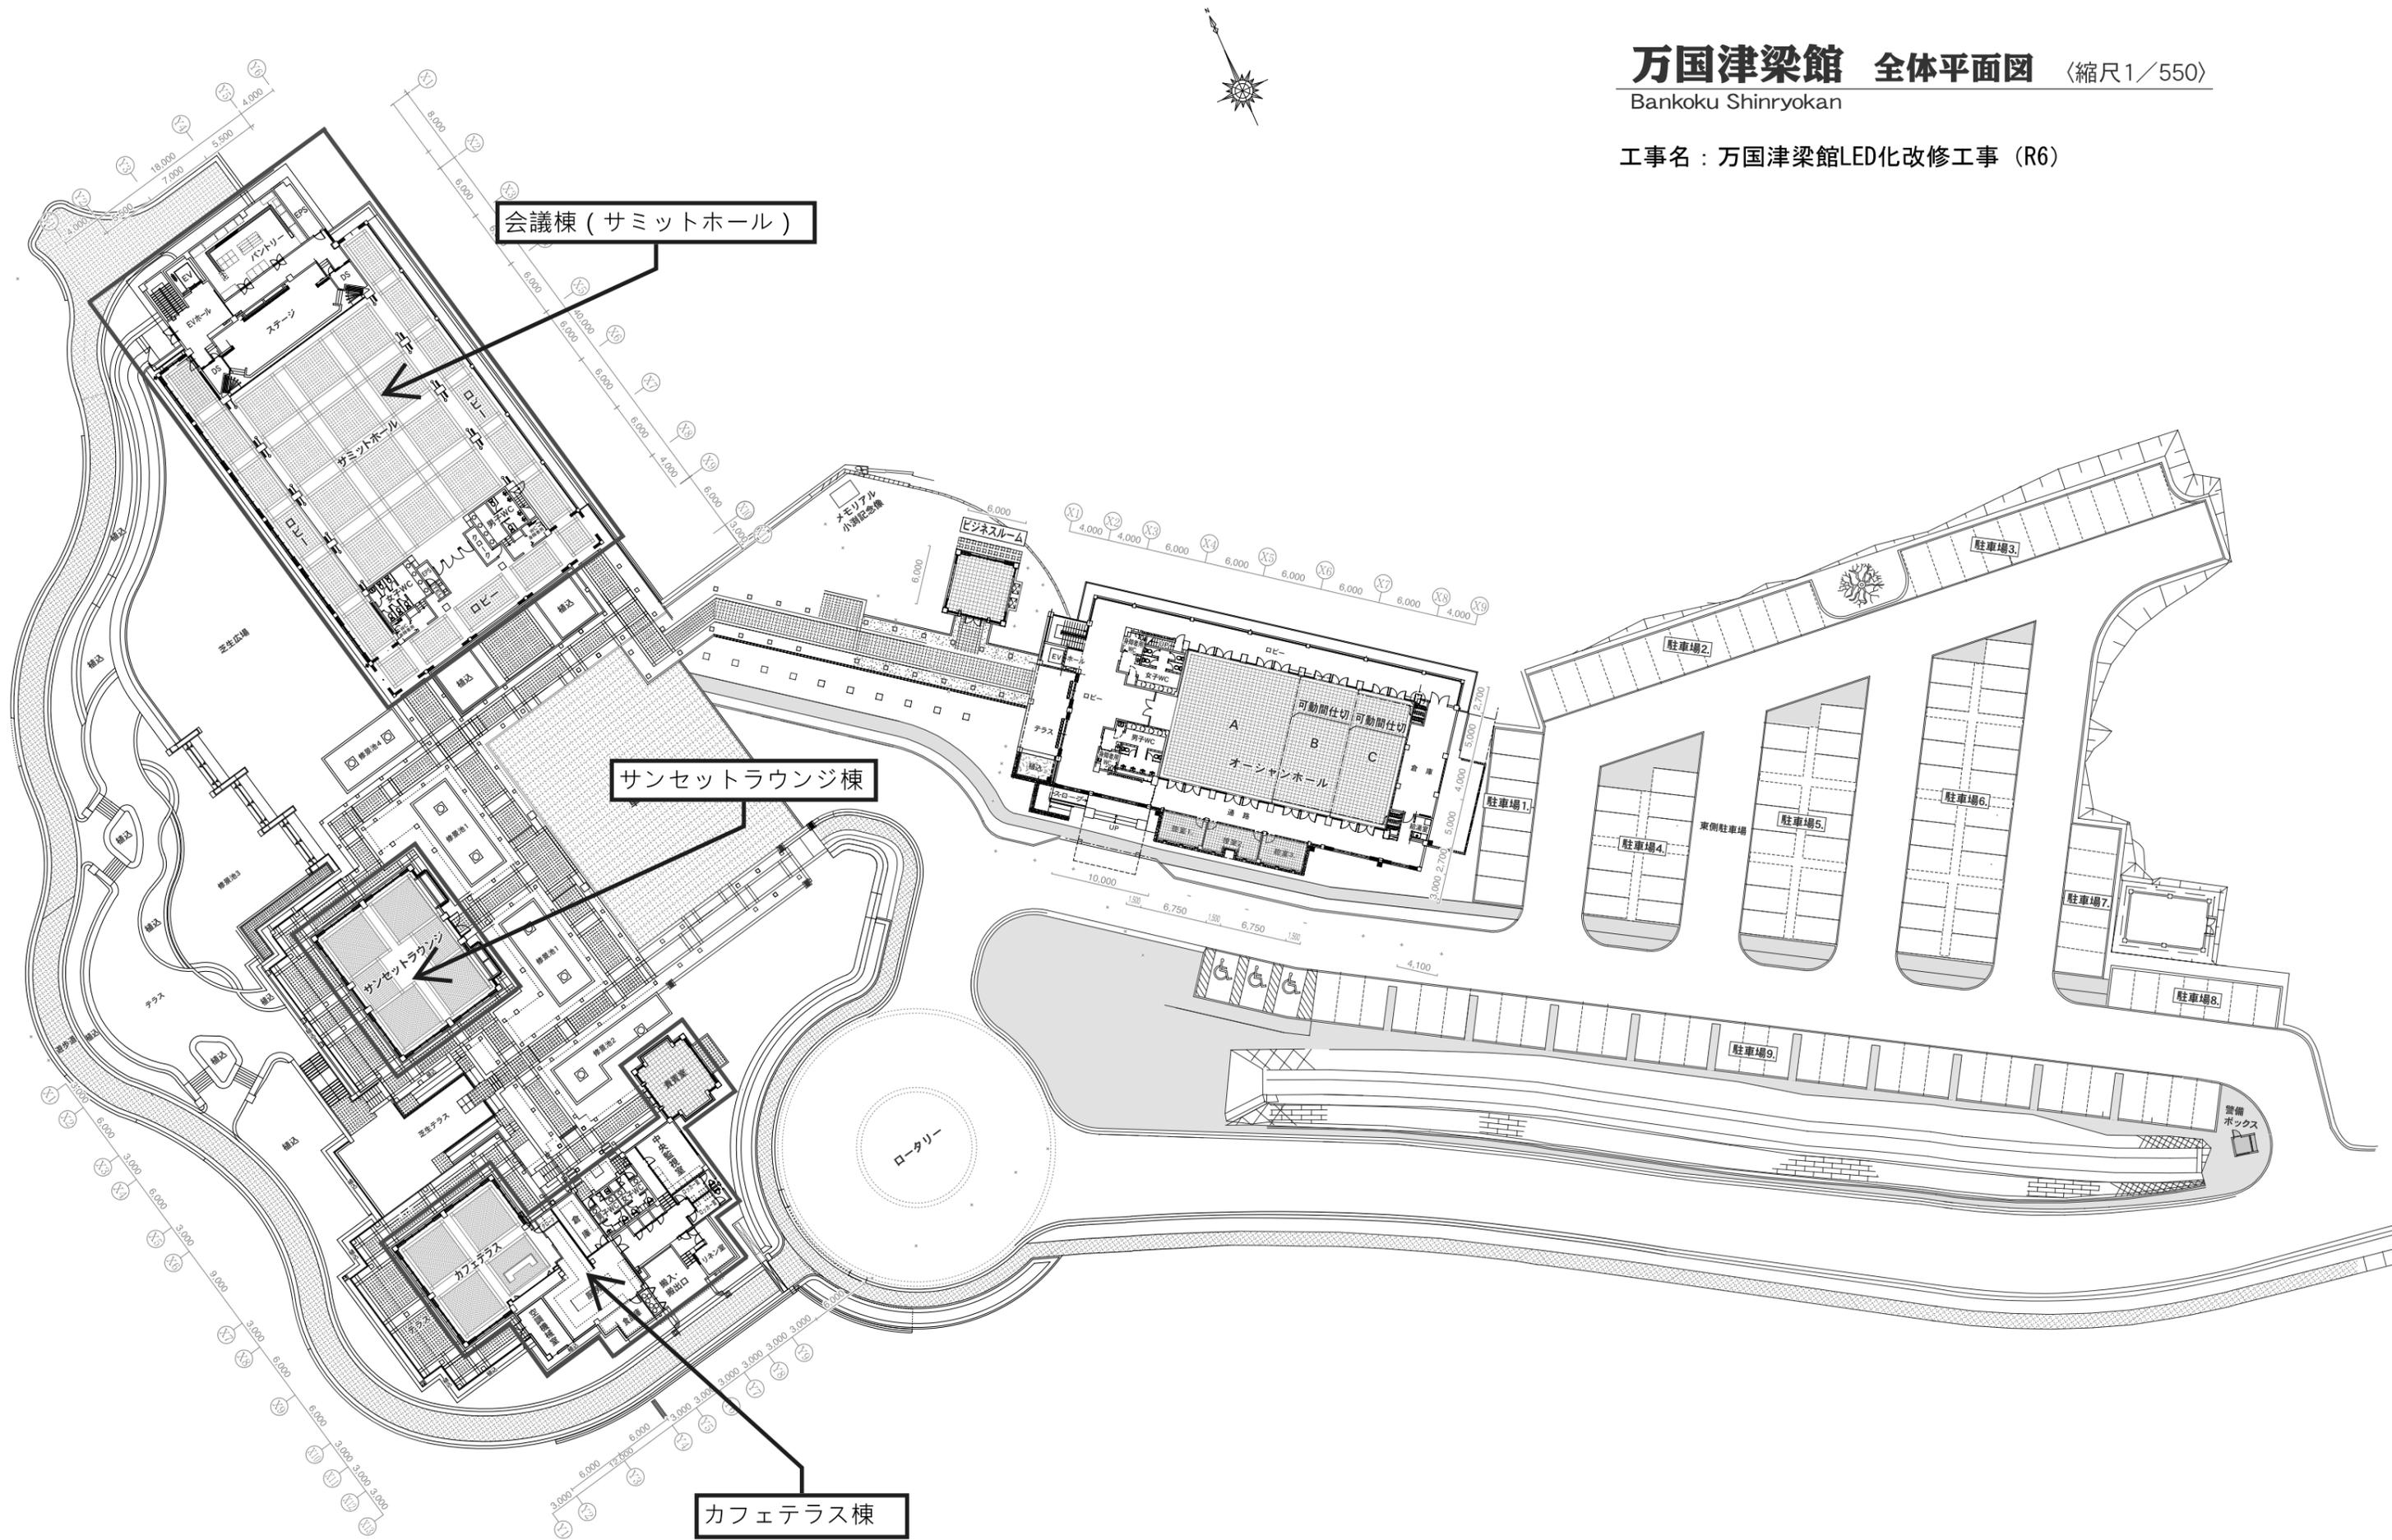

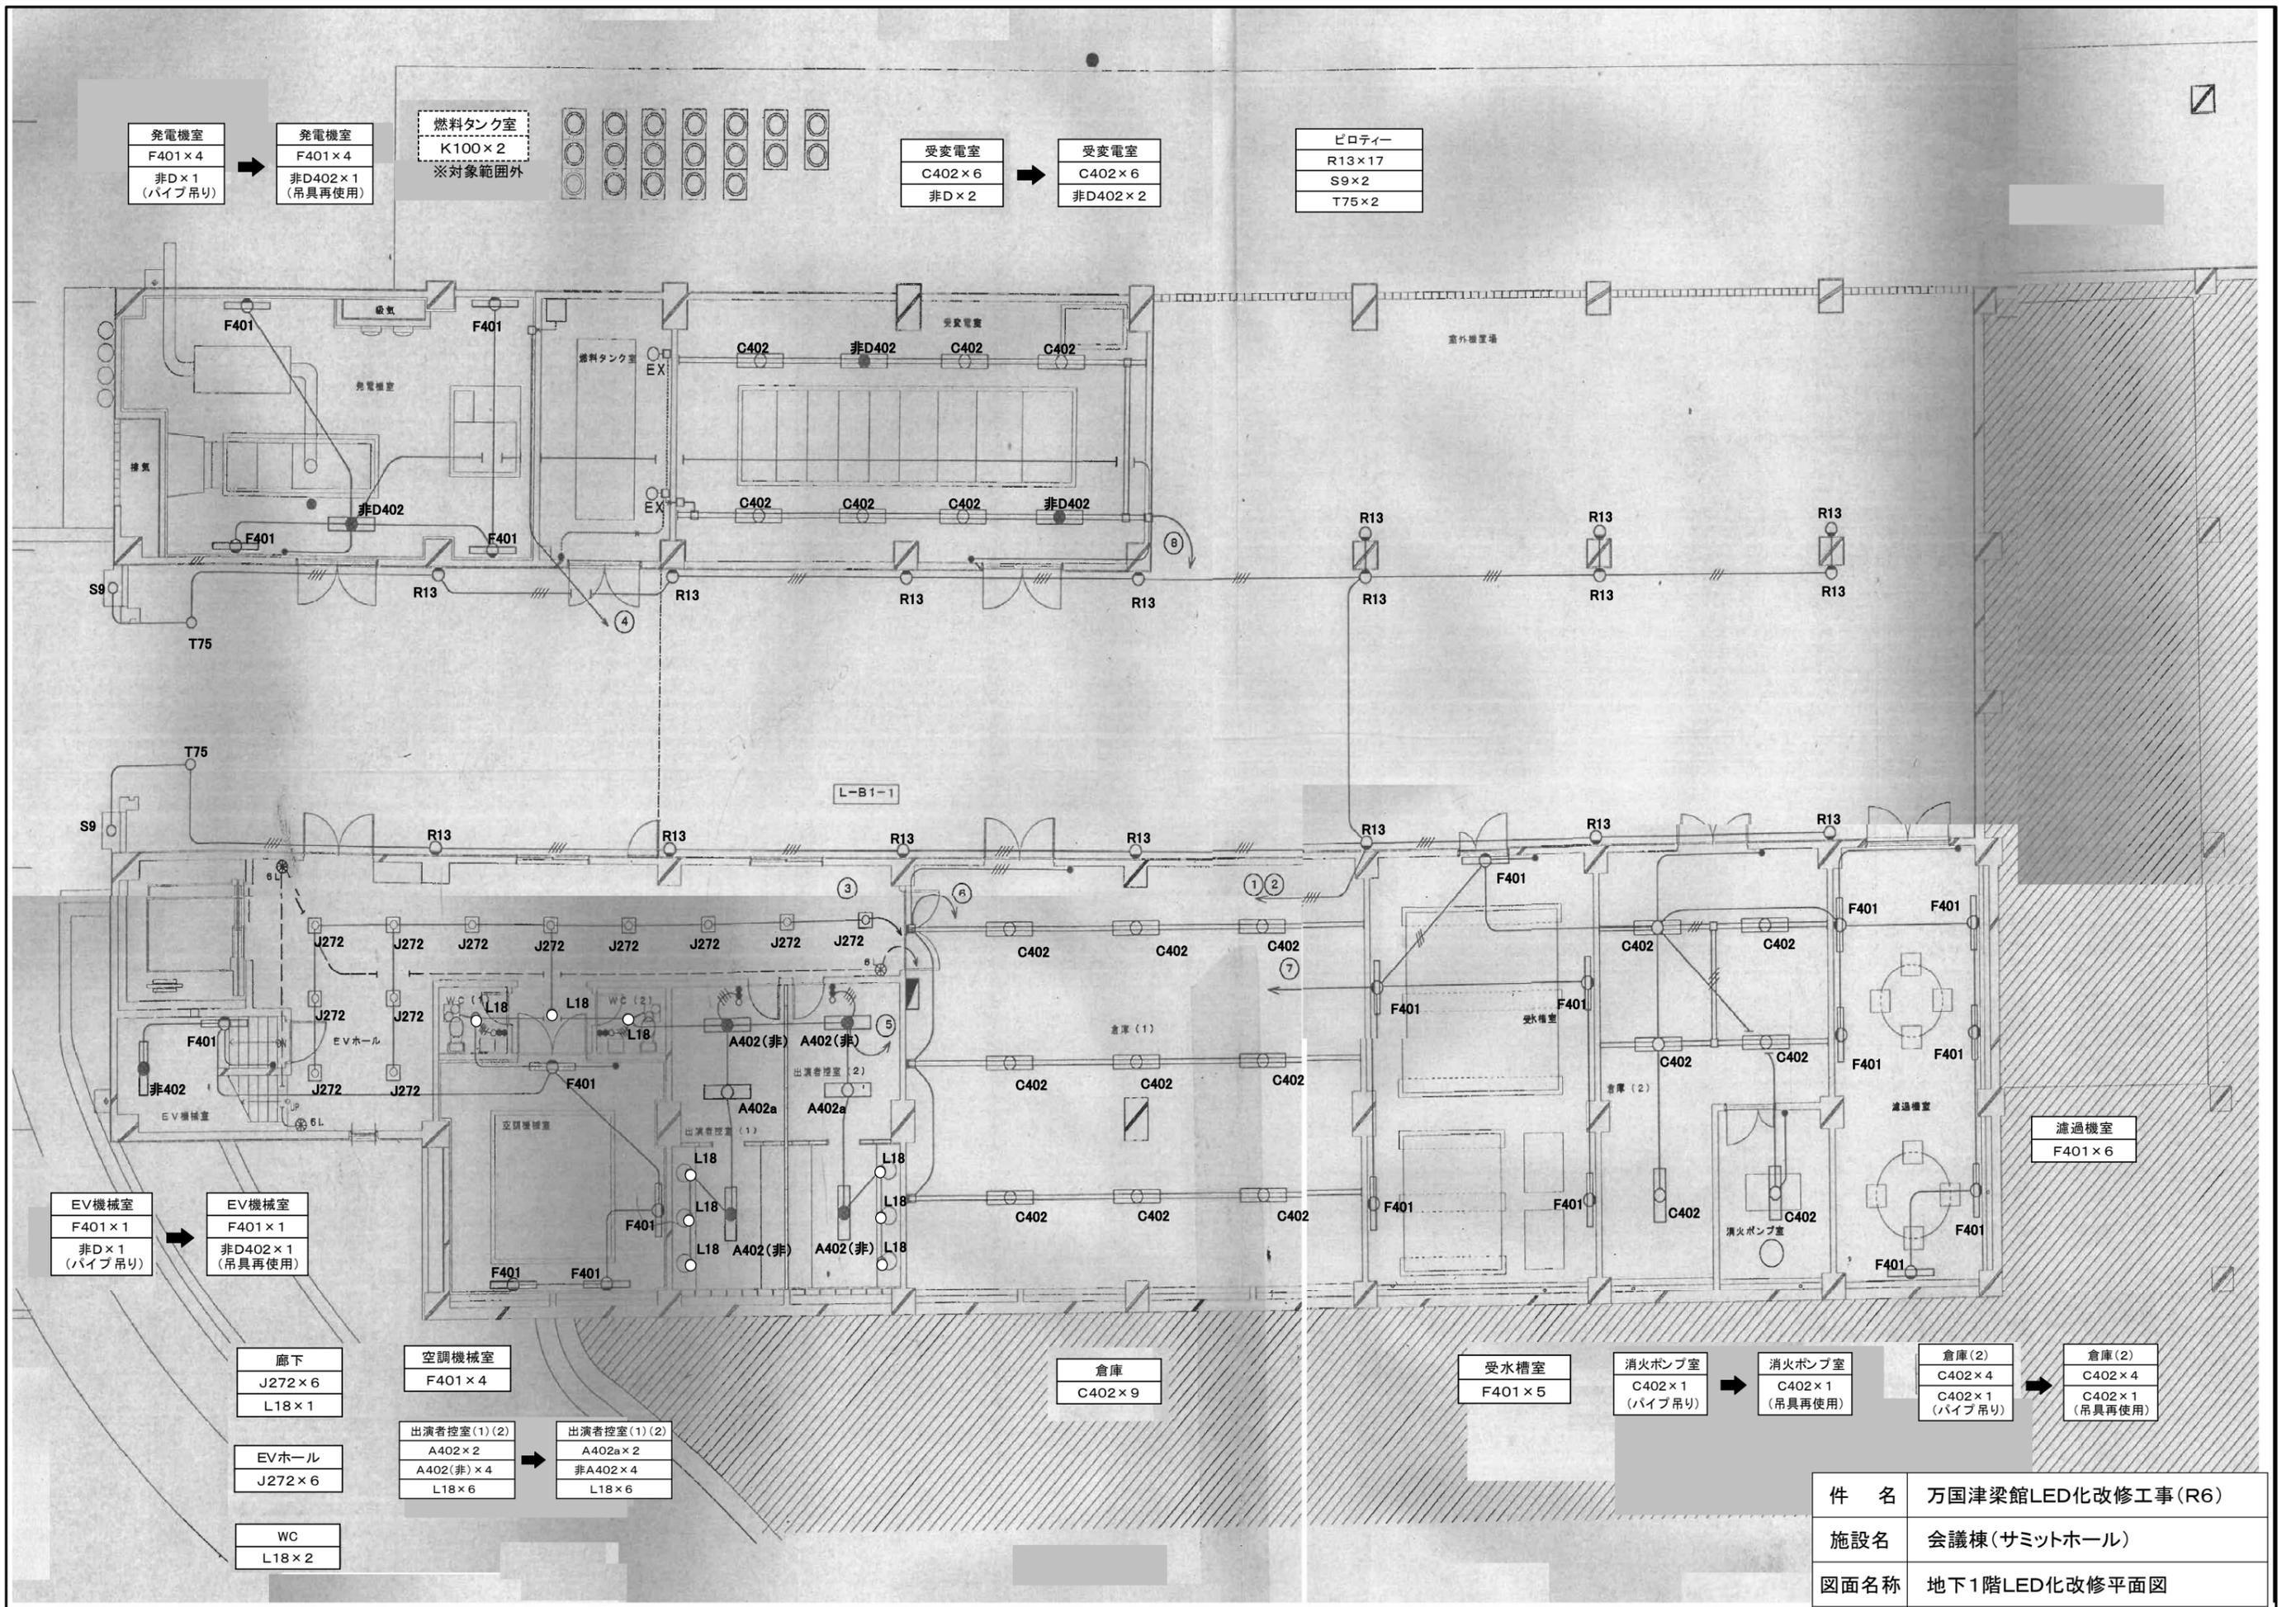

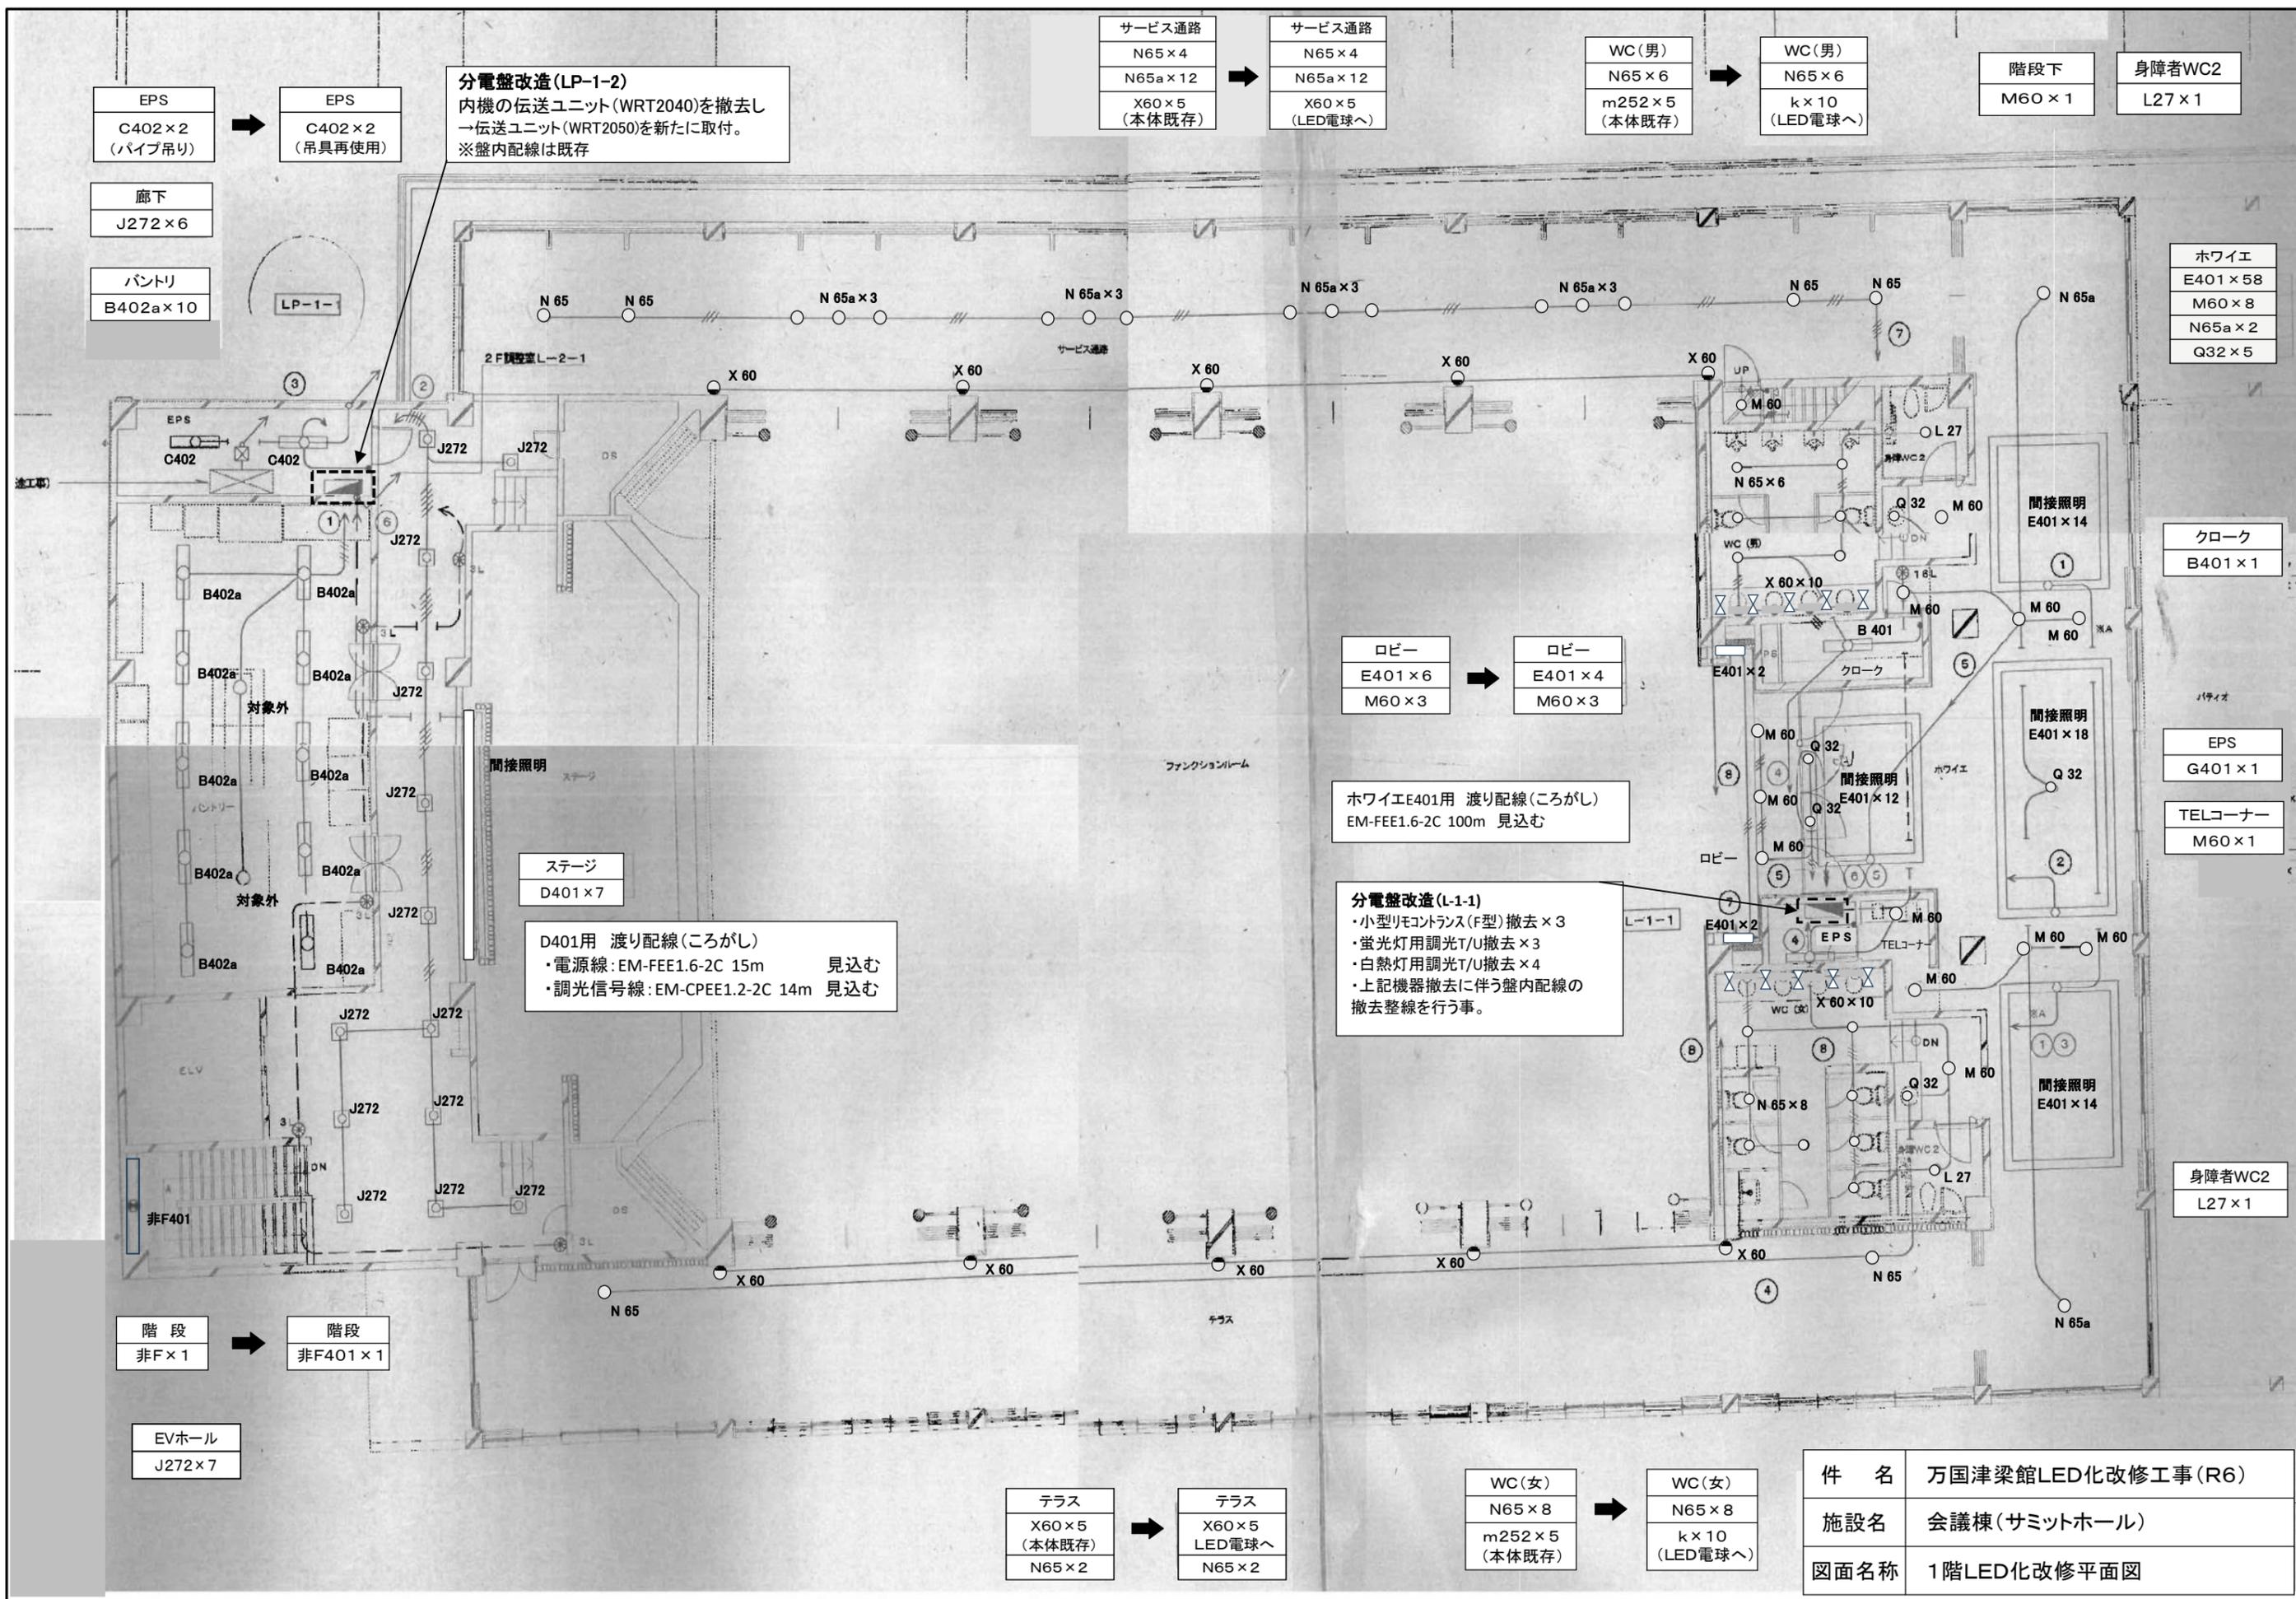

EPS
C402×2 (パイプ吊り)

EPS
C402×2 (吊具再使用)

廊下
J272×6

パントリー
B402a×10

分電盤改造(LP-1-2)
 内機の伝送ユニット(WRT2040)を撤去し
 →伝送ユニット(WRT2050)を新たに取付。
 ※盤内配線は既存

サービス通路
N65×4
N65a×12
X60×5 (本体既存)

サービス通路
N65×4
N65a×12
X60×5 (LED電球へ)

WC(男)
N65×6
m252×5 (本体既存)

WC(男)
N65×6
k×10 (LED電球へ)

階段下
M60×1

身障者WC2
L27×1

ホワイエ
E401×58
M60×8
N65a×2
Q32×5

クローク
B401×1

EPS
G401×1

TELコーナー
M60×1

身障者WC2
L27×1

ロビー
E401×6
M60×3

ロビー
E401×4
M60×3

ホワイエE401用 渡り配線(ころがし)
 EM-FEE1.6-2C 100m 見込む

分電盤改造(L-1-1)
 ・小型リモコン(F型)撤去×3
 ・蛍光灯用調光T/U撤去×3
 ・白熱灯用調光T/U撤去×4
 ・上記機器撤去に伴う盤内配線の撤去整線を行う事。

ステージ
D401×7

D401用 渡り配線(ころがし)
 ・電源線: EM-FEE1.6-2C 15m 見込む
 ・調光信号線: EM-CPEE1.2-2C 14m 見込む

階段
非F×1

階段
非F401×1

EVホール
J272×7


テラス
X60×5 (本体既存)
N65×2

テラス
X60×5 LED電球へ
N65×2

WC(女)
N65×8
m252×5 (本体既存)

WC(女)
N65×8
k×10 (LED電球へ)

件名	万国津梁館LED化改修工事(R6)
施設名	会議棟(サミットホール)
図面名称	1階LED化改修平面図

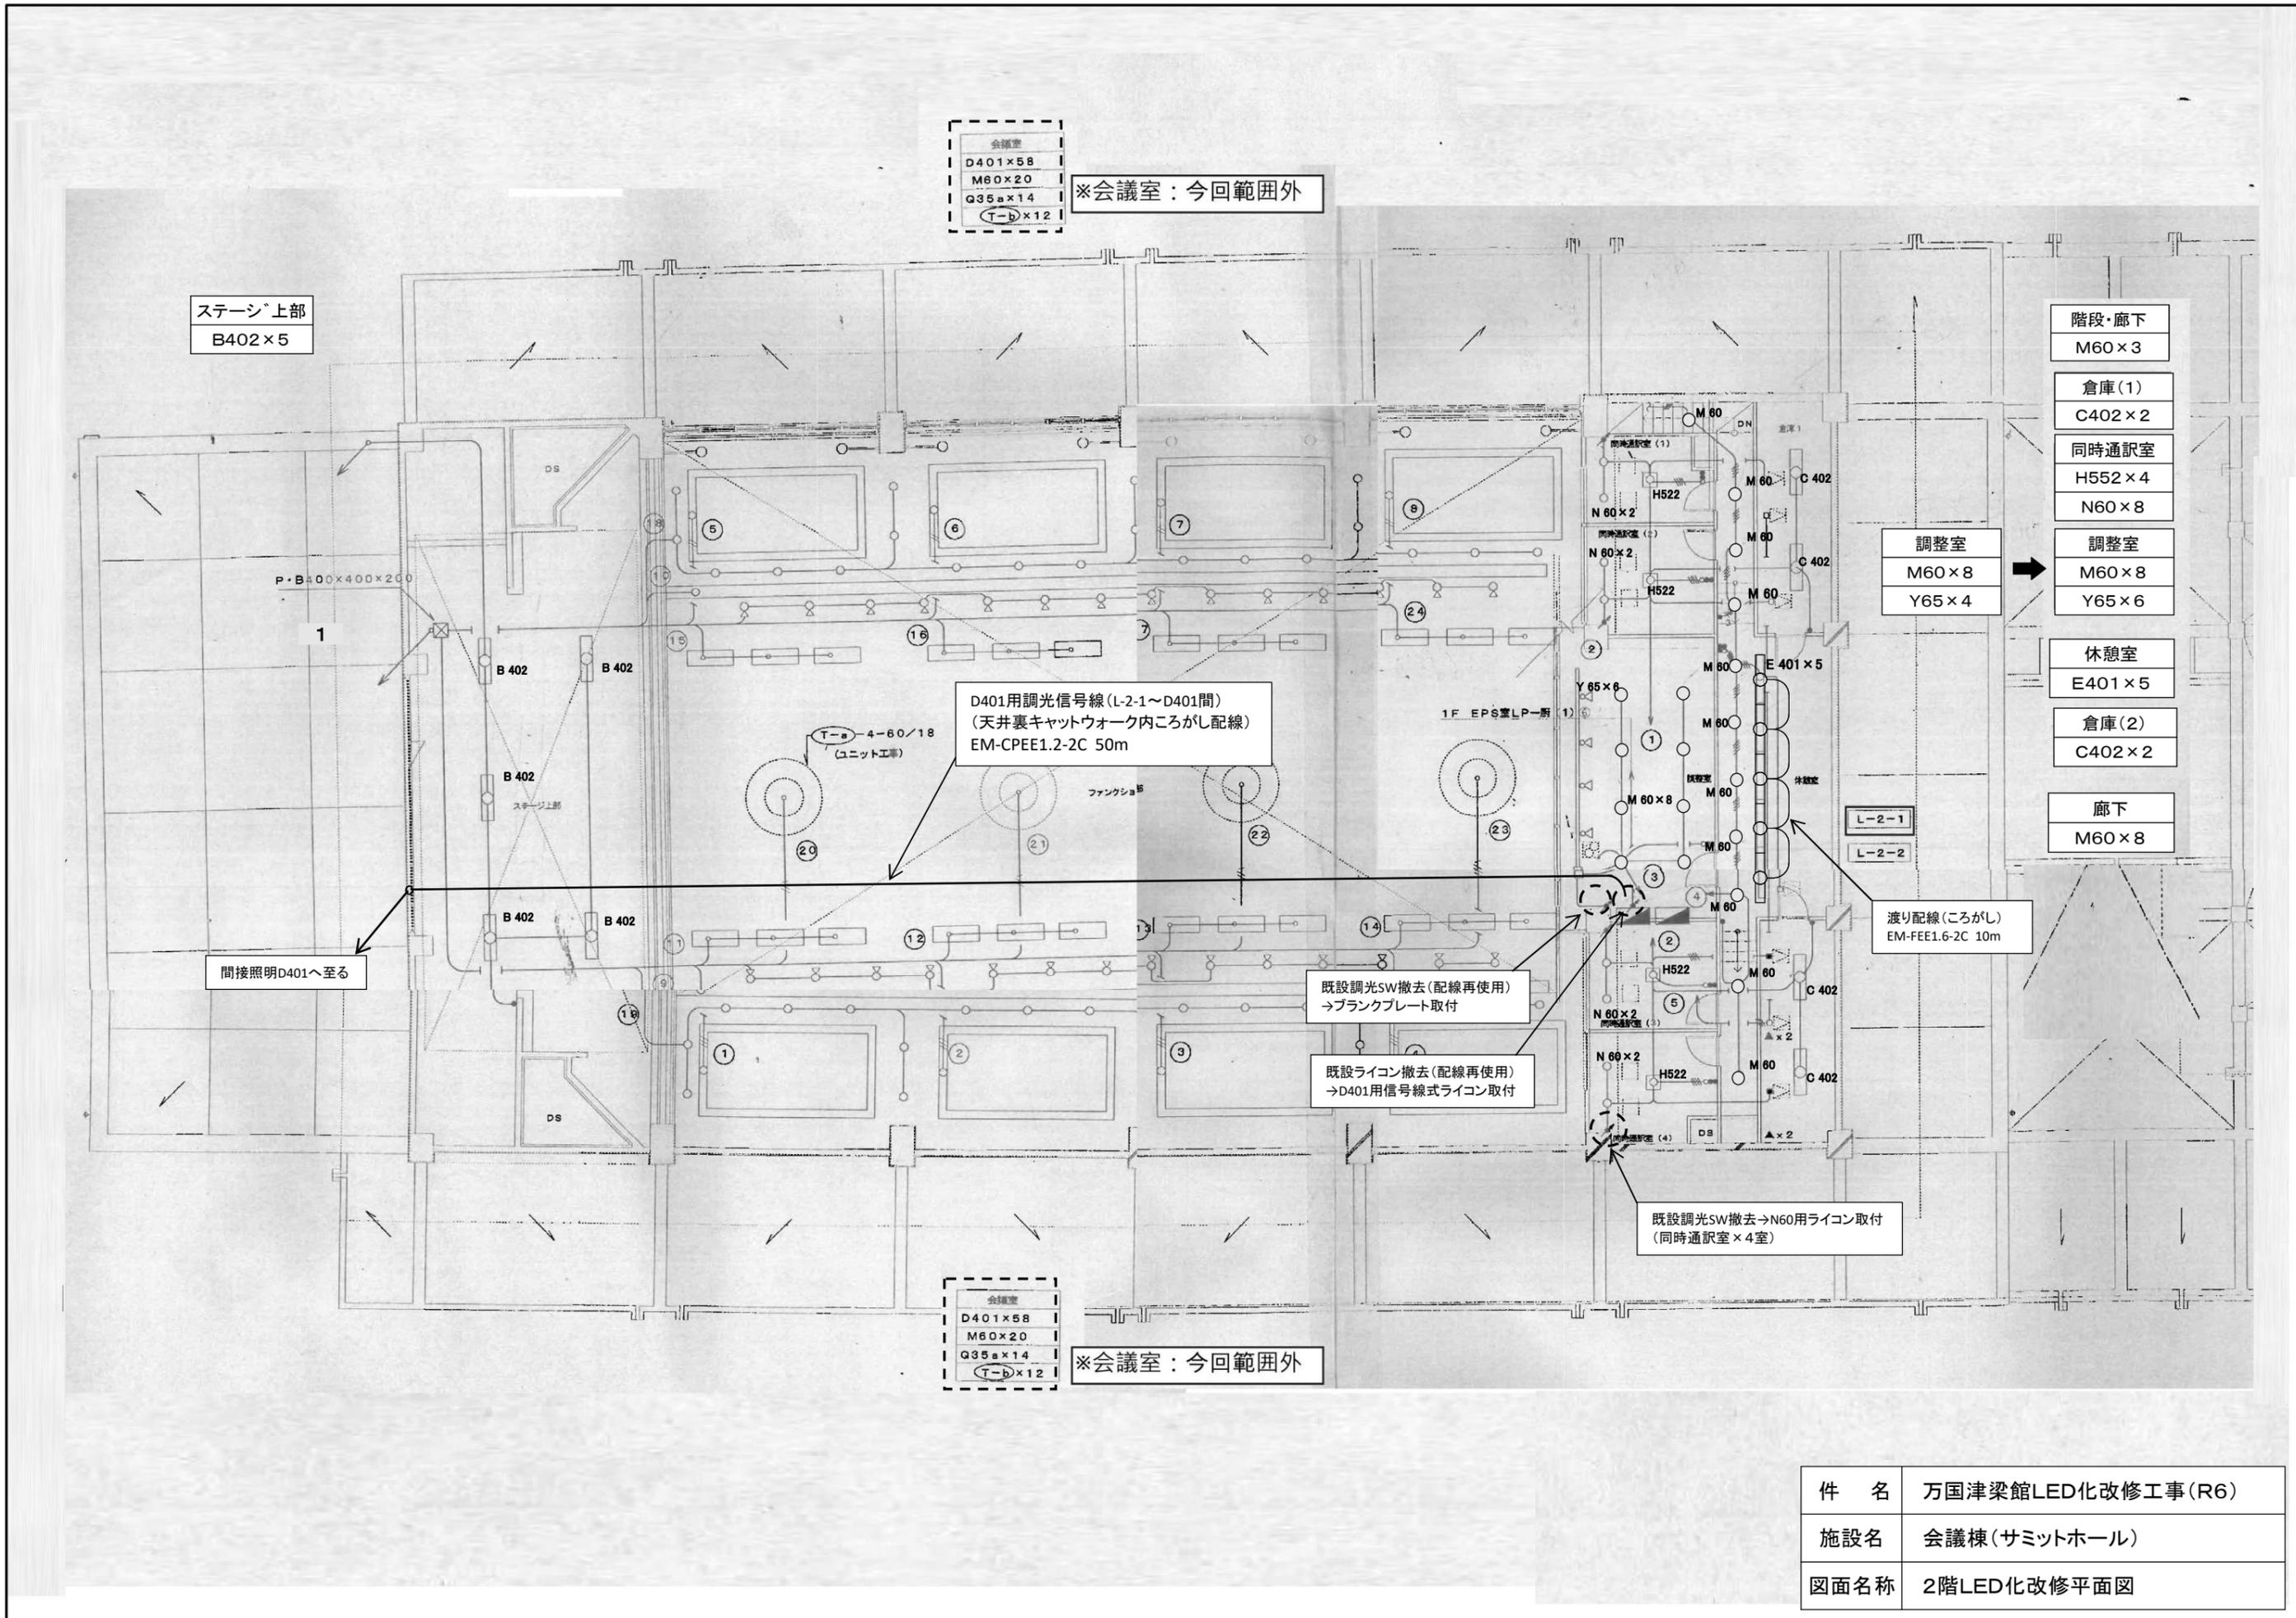

件名	万国津梁館LED化改修工事(R6)
施設名	会議棟(サミットホール)
図面名称	2階LED化改修平面図