


## 南大東テレビ中継局 案内図、位置図



## 北大東テレビ中継局 案内図、位置図




工事名称	南北大東テレビ中継局 ルビジウム発振器更新工事	工事年度	令和 6 年度
工事場所	南大東村、北大東村	図面名称	位置図・案内図
発注機関	沖縄県企画部情報基盤整備課	縮尺	S=NO SCALE
概要		図面番号	
検印	管理技術者	設計	製図
			設計者
			名称
			資格者氏名 登録番号 所在地

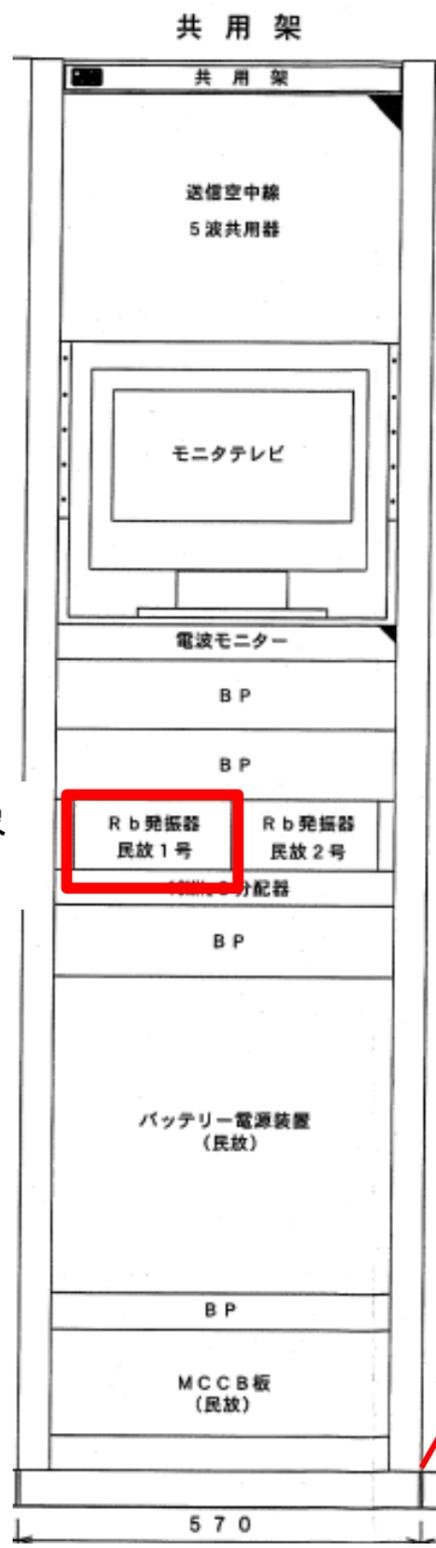


共用架 装置実装図

更新対象  
機器

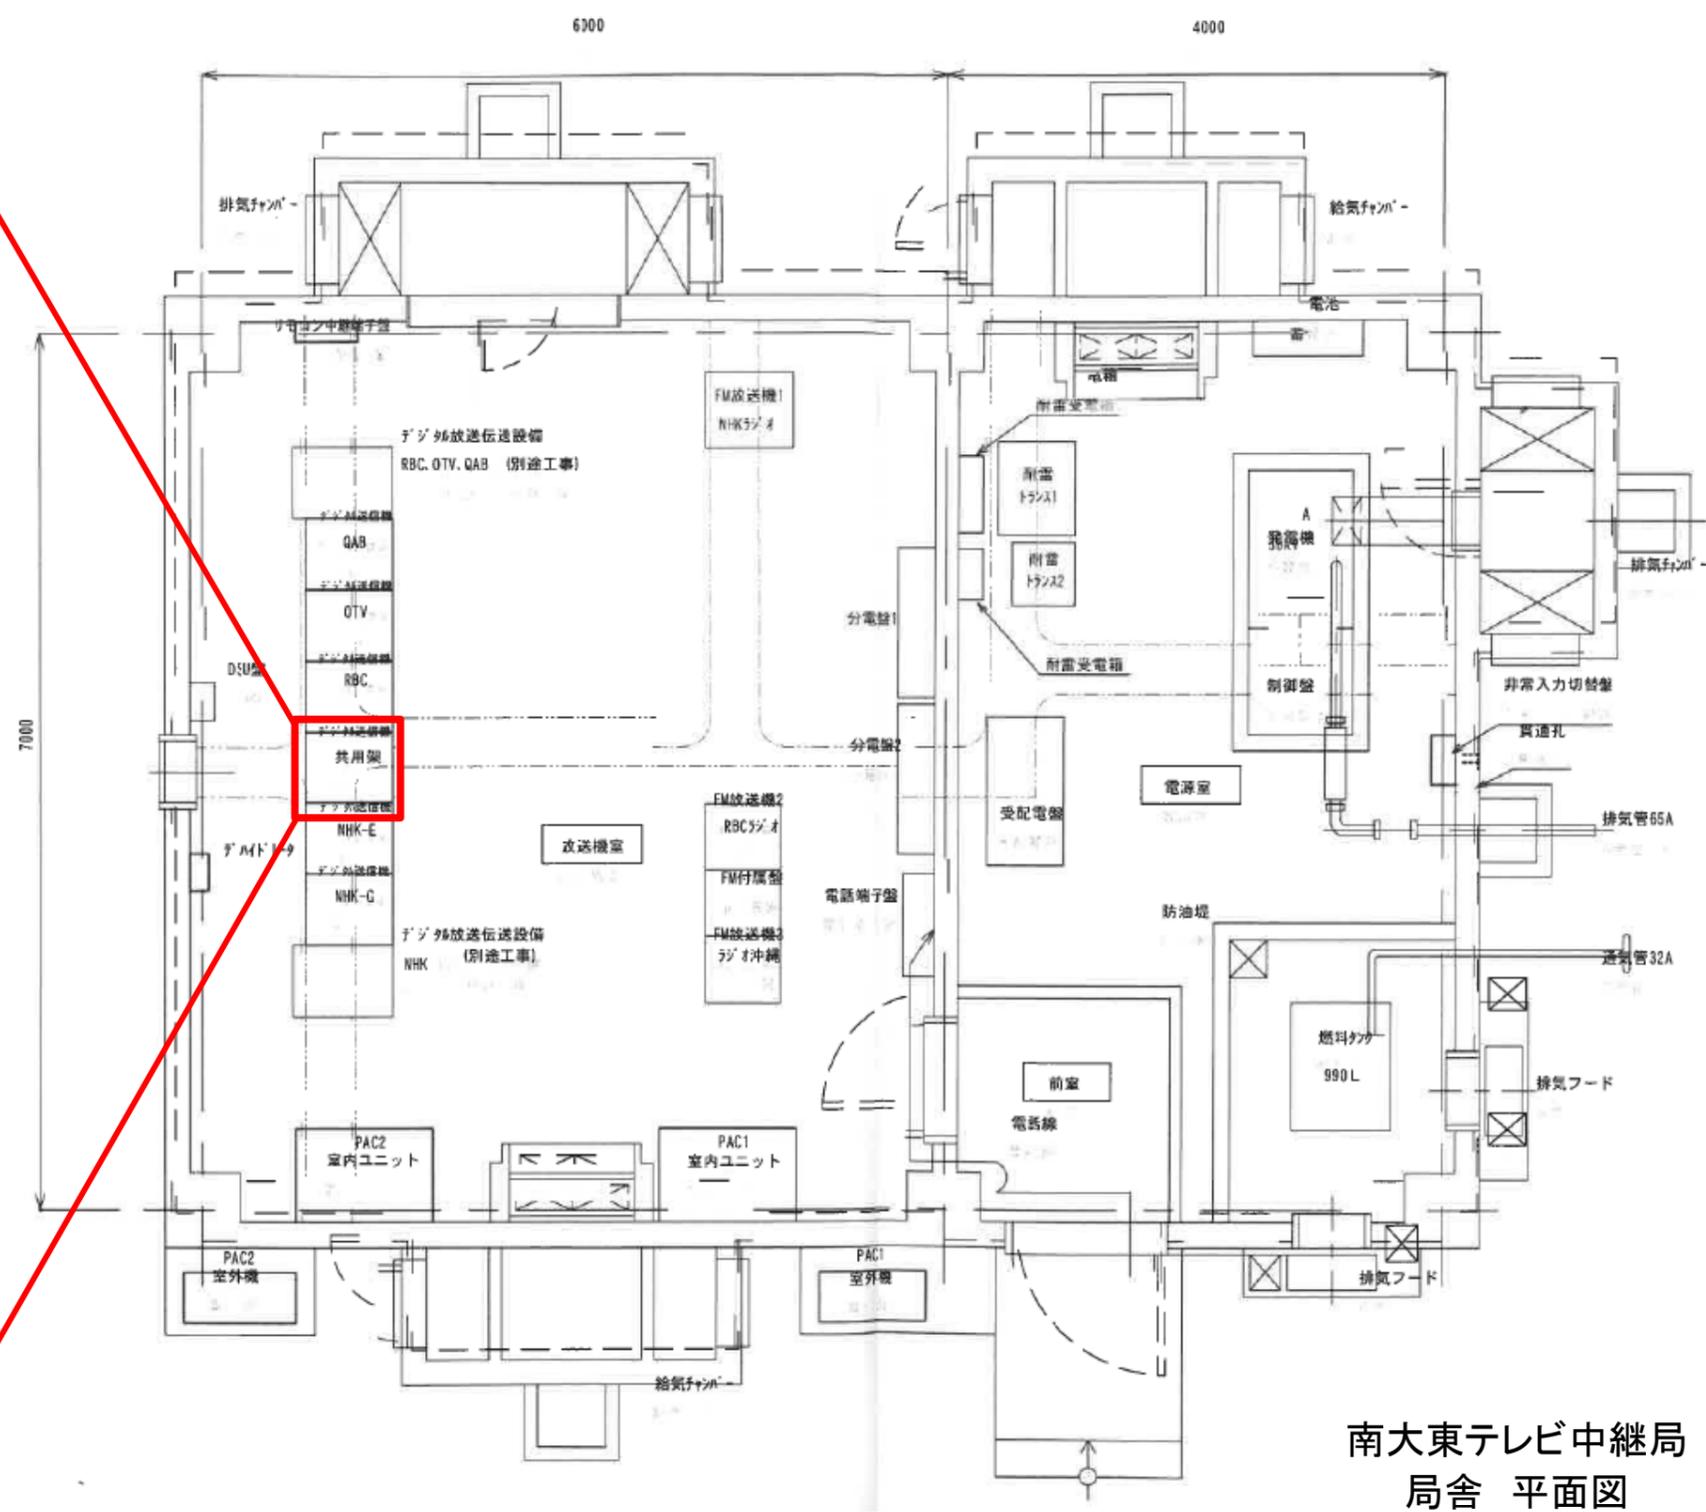


南大東テレビ中継局  
局舎 平面図

工事名称	南大東テレビ中継局 ルビジウム発振器更新工事		工事年度	令和 6 年度
工事場所	南大東村、北大東村		図面名称	南大東中継局 平面図 機器実装図
発注機関	沖縄県企画部情報基盤整備課		縮尺	S=NO SCALE
概要			図面番号	
検印	管理技術者	設計	製図	名称
				資格者氏名
				登録番号
				所在地

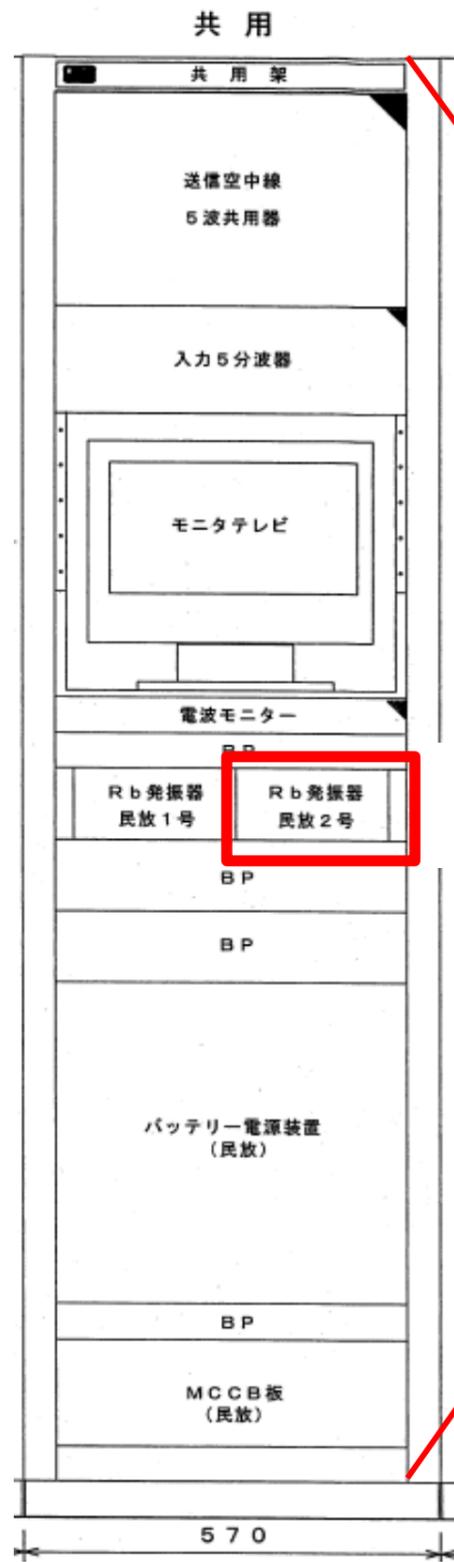

共用架 装置実装図

更新対象  
機器

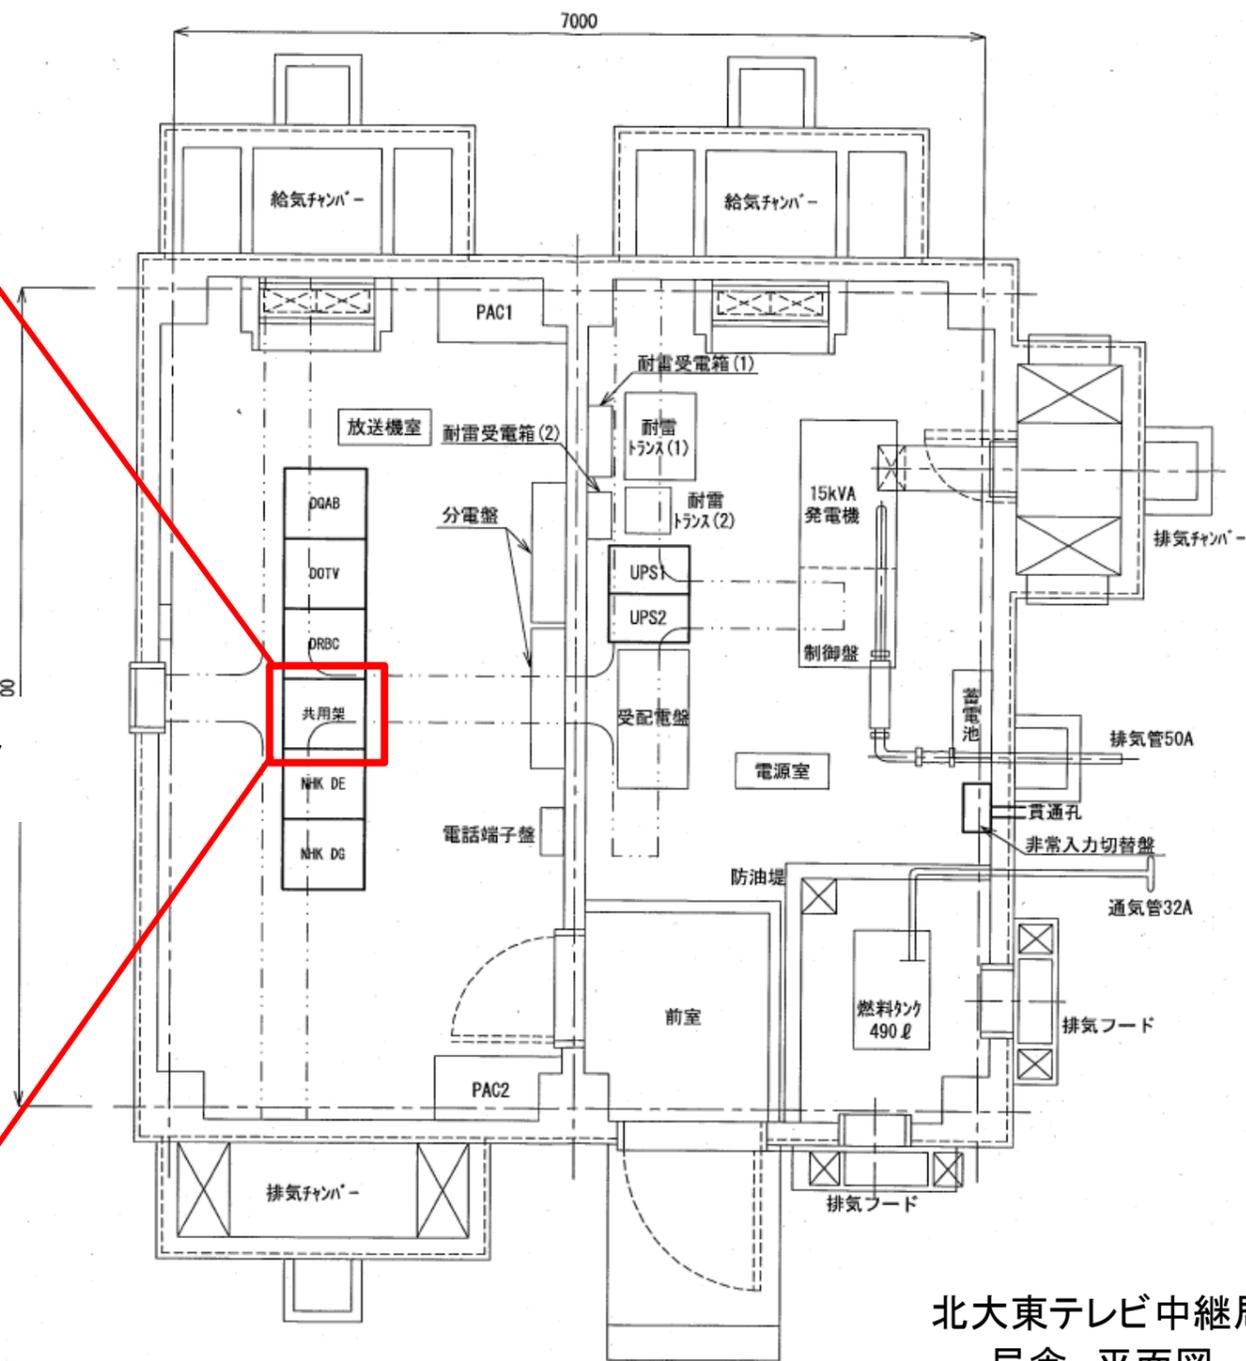

北大東テレビ中継局  
局舎 平面図

工事名称	南北大東テレビ中継局 ルビジウム発振器更新工事		工事年度	令和6年度
工事場所	南大東村、北大東村		図面名称	北大東中継局 平面図 機器実装図
発注機関	沖縄県企画部情報基盤整備課		縮尺	S=NO SCALE
概要			図面番号	
検印	管理技術者	設計	製図	設計者 名称 資格者氏名 登録番号 所在地