


沖縄情報通信センター空調設備修繕（R6）


位 置 図



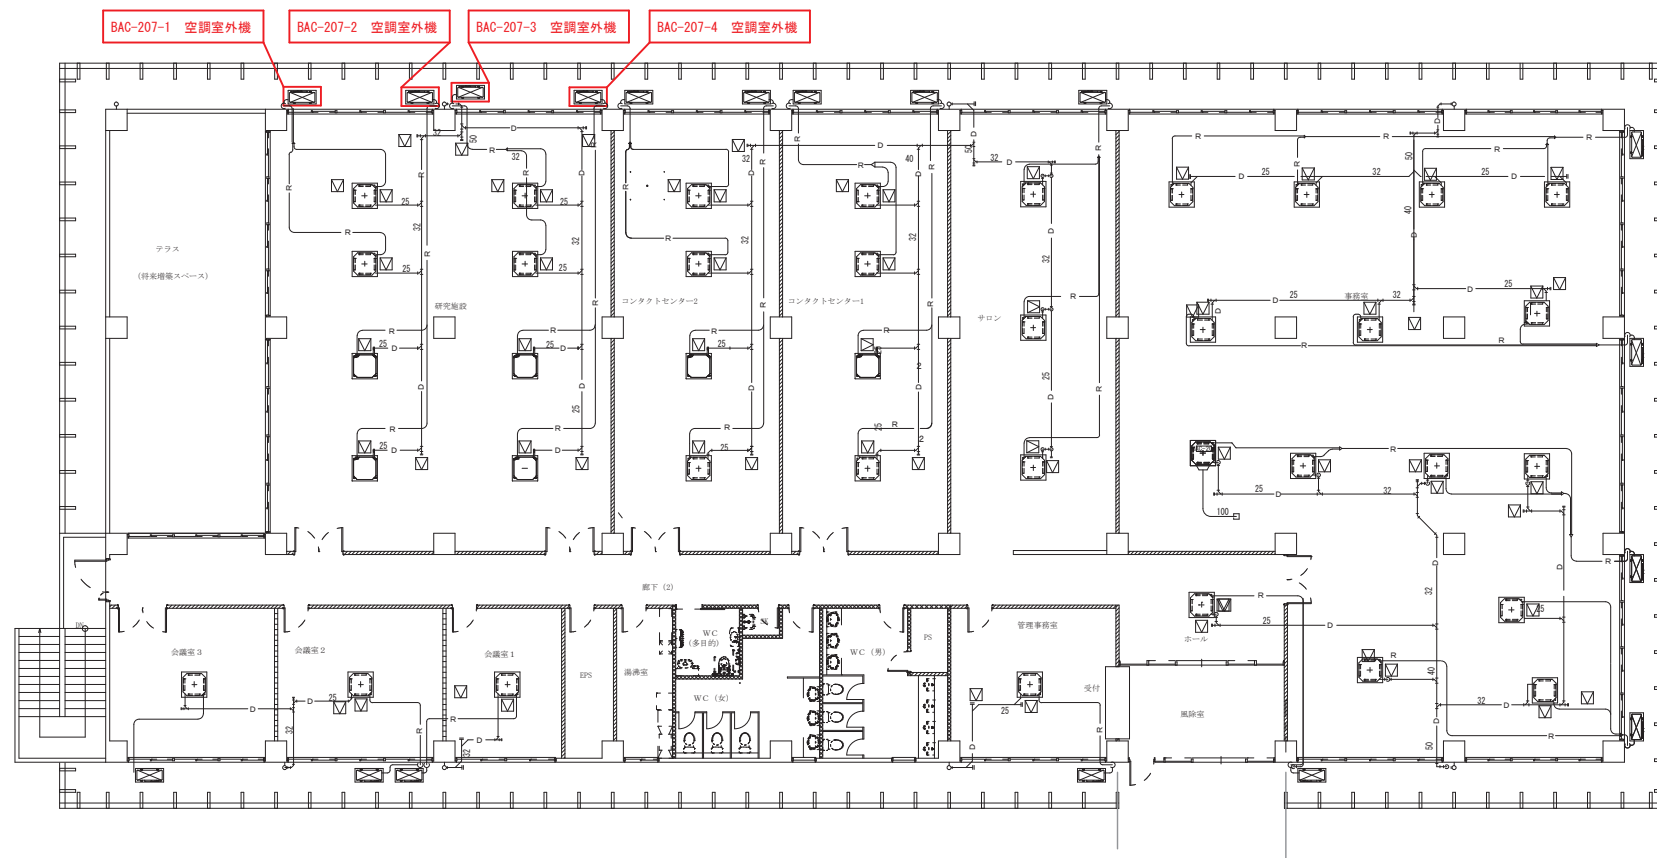


ビジネス棟 2階

工事名称	沖縄クラウドデータセンター(仮称)建設工事(機械 3工区)	工事年度	平成25年度
工事場所	うるま市工業団地 65-2番 地	図面名称	空調設備 2階配管平面図【ビジネス棟】
実施機関	沖縄県土木建築部施設建設課	縮 尺	1/100(A1図) 1/200(A3図)
工 期	平成26年 3月19日 ～ 平成27年 3月31日	図面番号	BIM-1-1
機 印	現場代理人	監 理 (主任)	高野 隆雄
	見習員	製 図	高野 隆雄
		機 印	機 印
		機 印	機 印

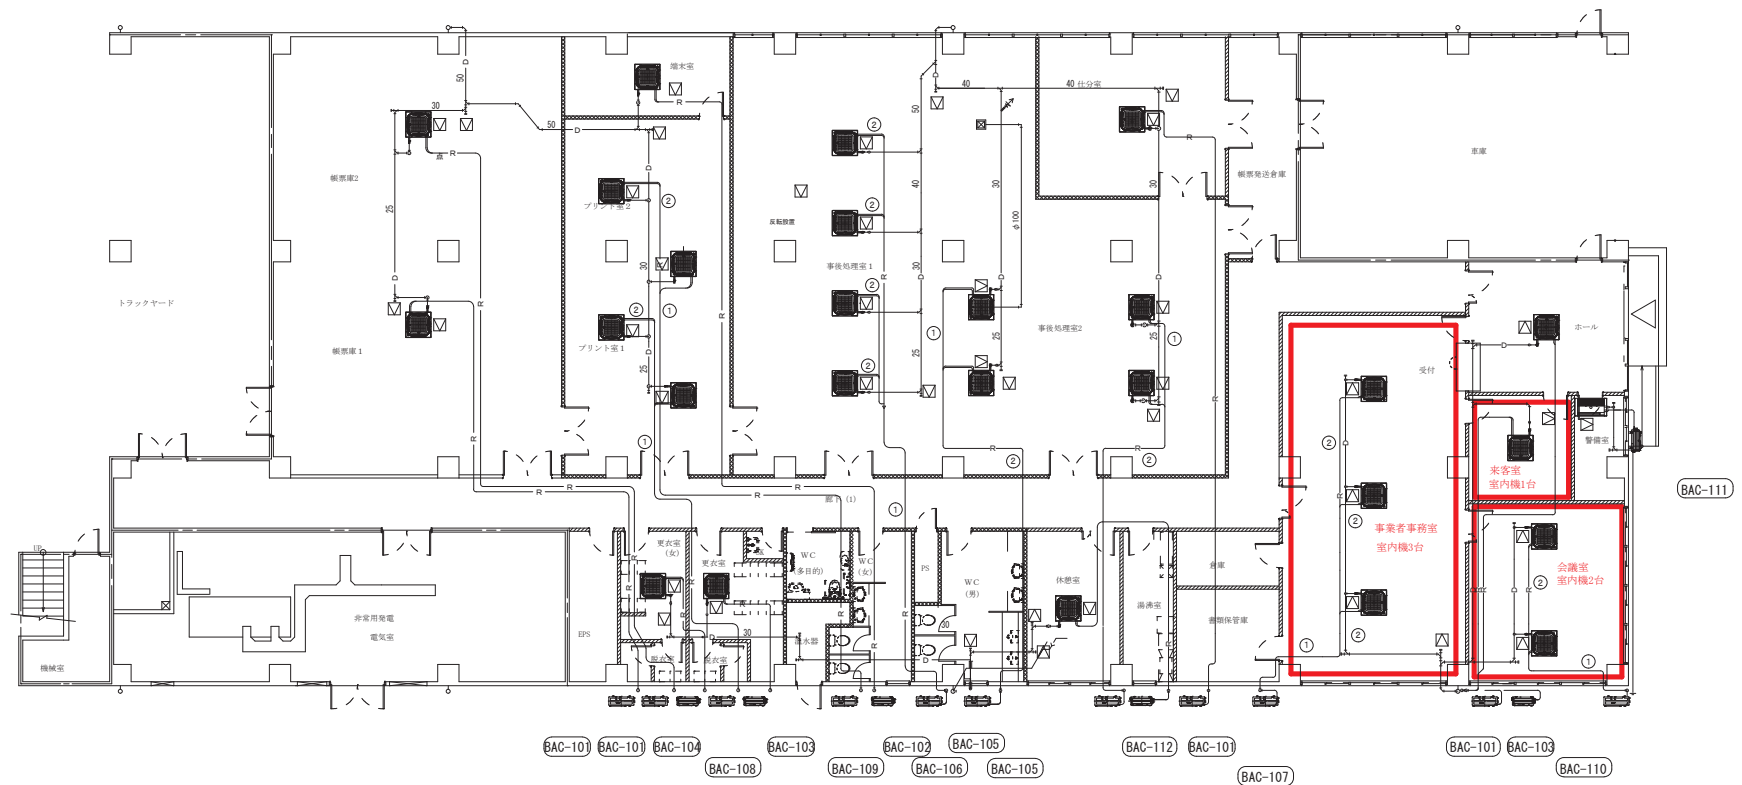


工事名称	沖崎ウラビドセンター(漁港)造成工事(堤防・工区)	工事年度	平成27年度
工事場所	うちろ市宇赤原 45-2 地	国庫名称	空図防備・防衛官舎用地(ビジネス課)
発注機関	沖崎水産庁建設部建設課	期 次	1/100(水図) 1/200(水図)
工 期	平成26年 3月19日 ~ 平成27年 3月31日		BM-1
機 印	国庫代理人 監理 主査官 製図	発注者	高岡建設株式会社 (株)光臨・(株)光臨エンジニア 株式会社 東 洋 株式会社 東 洋 沖崎漁港事務所 2 16-7 代表取締役 国庫名 智

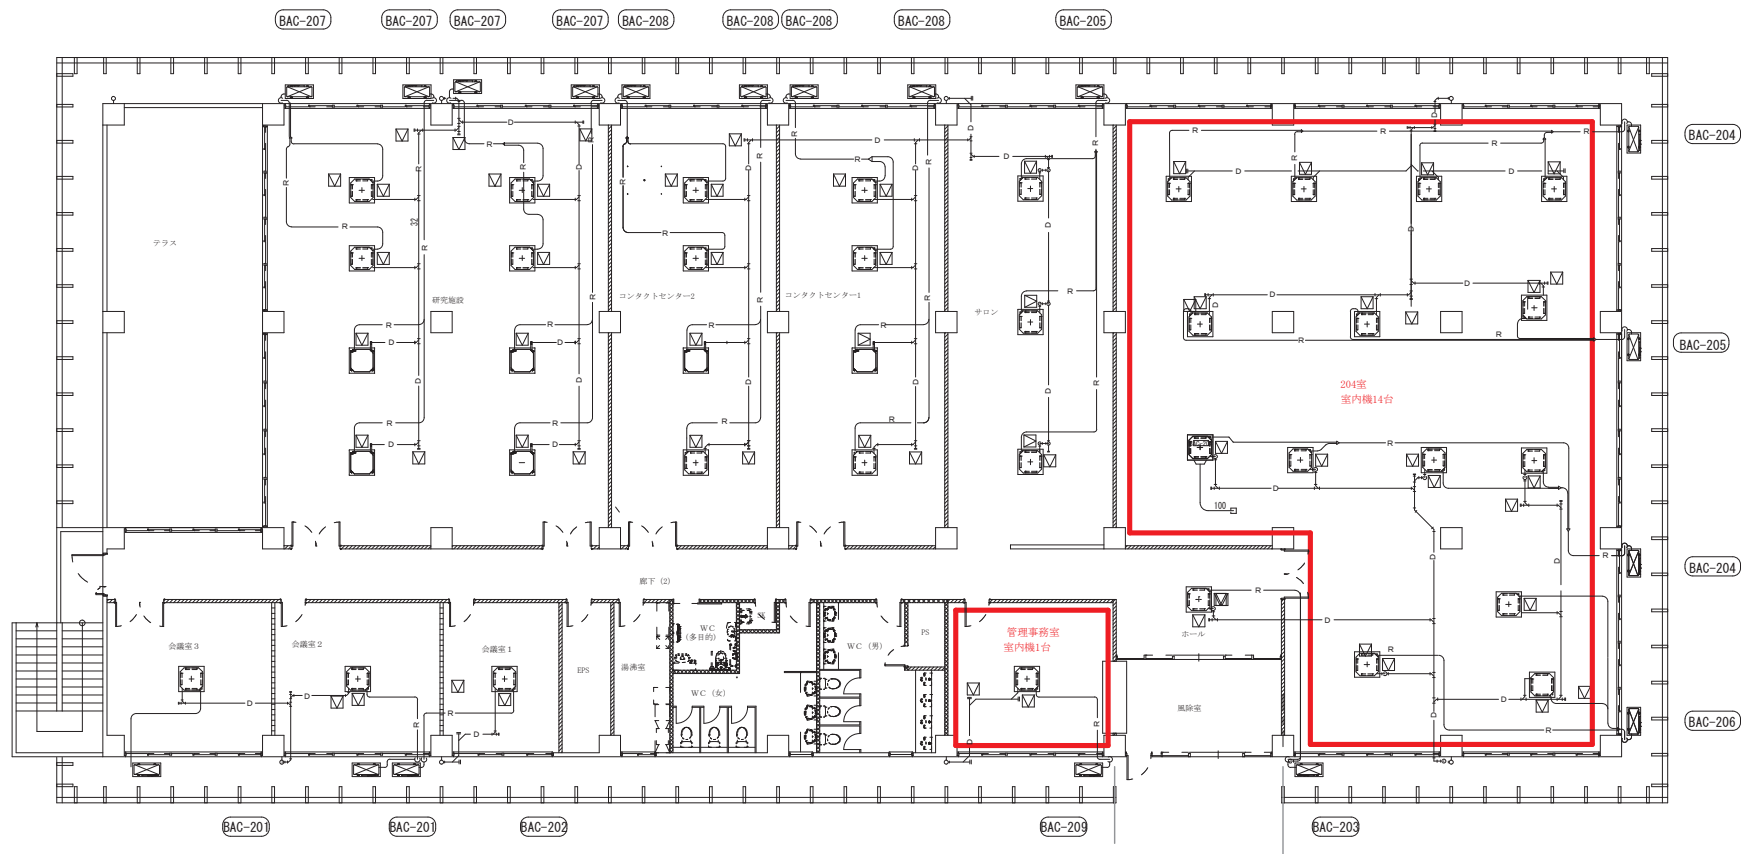

ビジネス棟 2階

工事名称	沖縄クラウドデータセンター(旧称)移設工事(機械 3工区)	工事年度	平成25年度
工事場所	うるま市工業団地 65-2番 地	図面名称	空調設備 2階配管平面図【ビジネス棟】
実施機関	沖縄県土木建築建設局	縮 尺	1/100(A1図) 1/200(A3図)
工 期	平成26年 3月19日 ~ 平成27年 3月31日	図面番号	BM-1-1
機材代理人	飯野 (主役) 見取書	共同企業体名	(株)東邦・(株)光エンジニア 特定建設工事共同企業体
機 印		製 図	株式会社 東 邦
		監 査	沖縄県産業局建設課 215 16-7
		氏 名	代表取締役 関 谷 智

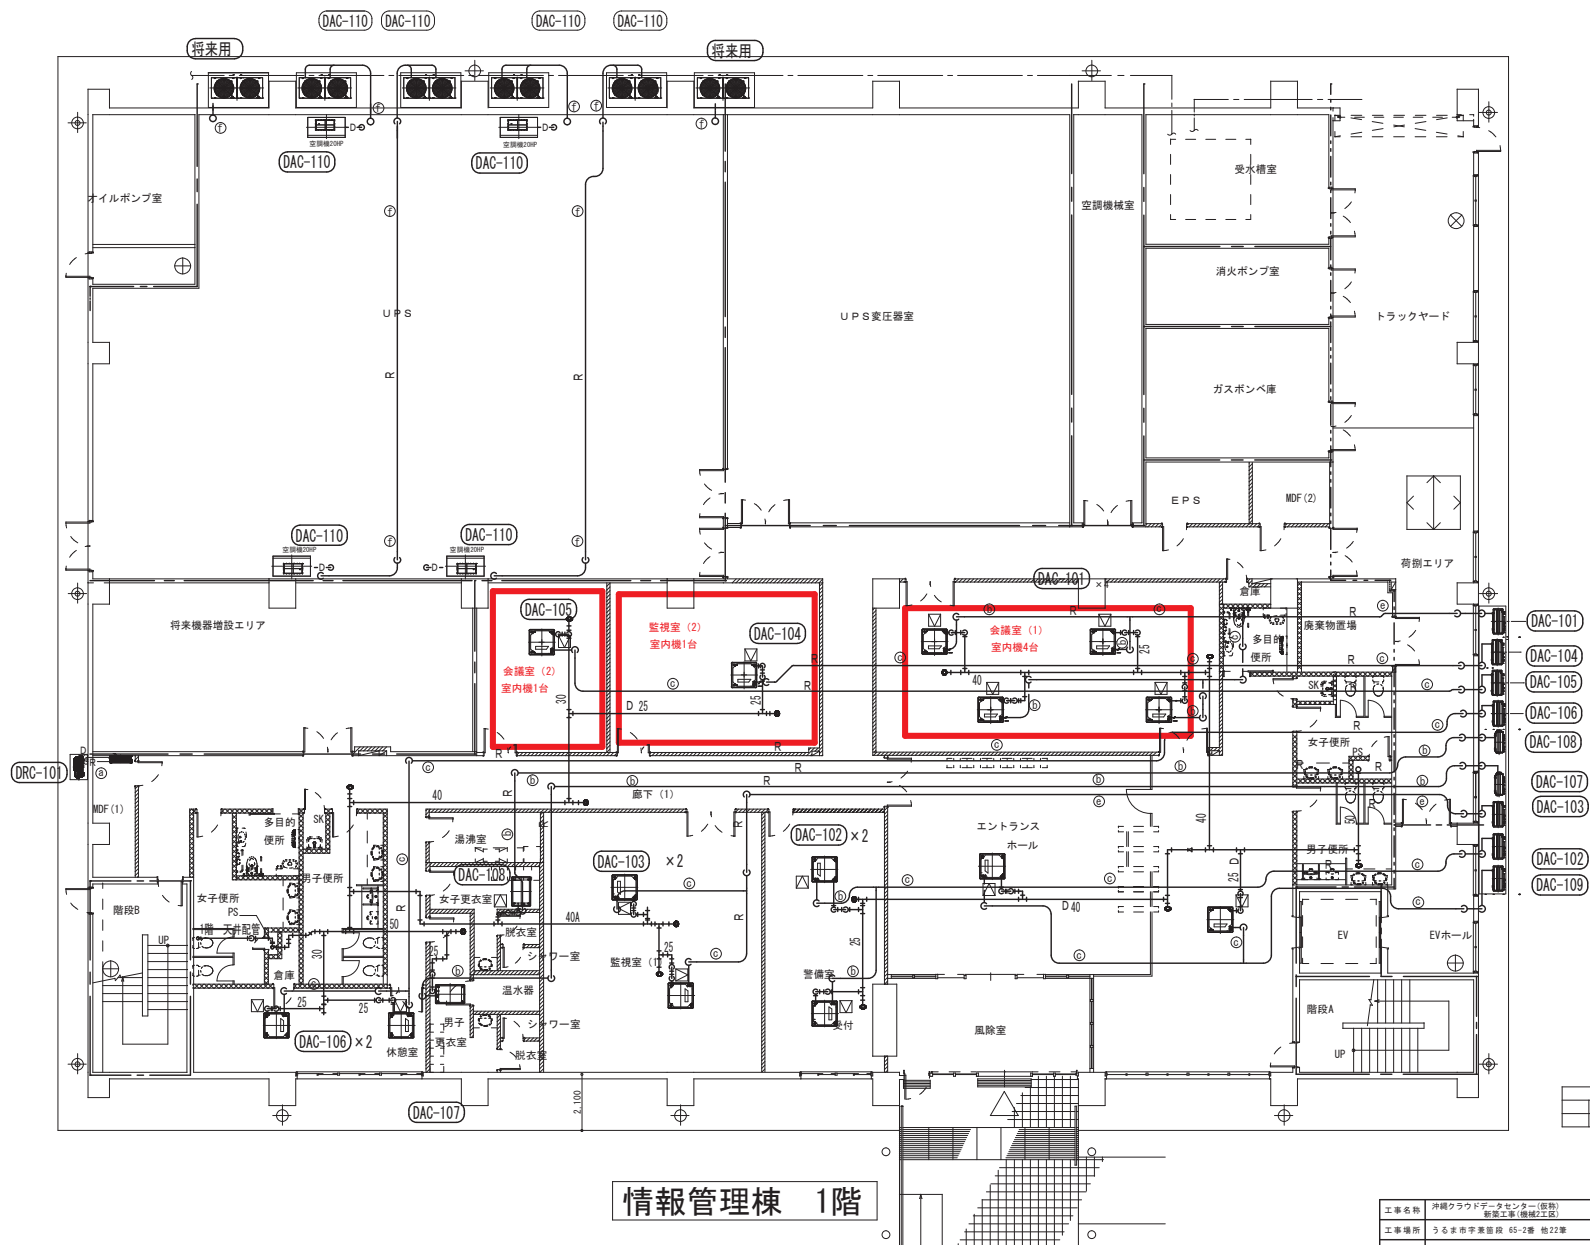


情報管理棟 1階

空調設備注記	

--- 防火区画
--- 異種用途区画

工事名称	沖縄クラウドデータセンター(仮称) 新設工事(機械工区)	工事年度	平成25年度
工事場所	うるま市宇東段 65-2番 地22筆	計画名称	空調設備1階配管平面図【データセンター棟】
発注機関	沖縄県土木建築部施設建設課	縮尺	1/100(A1用) 1/200(A3用)
工期	平成26年3月11日 ~ 平成27年5月20日	計画番号	DCM-11
現場代理人	監理(委託) 佐野 浩	製図	
機印		発注者	共同企業体名 (株)テクノ工業・三建設(株) 特定建設工事共同企業体
		注 意	住 所 沖縄県沖縄市佐野 802番地-1
			商 号 株式会社 テクノ工業
			氏 名 代表取締役 下 地 裕

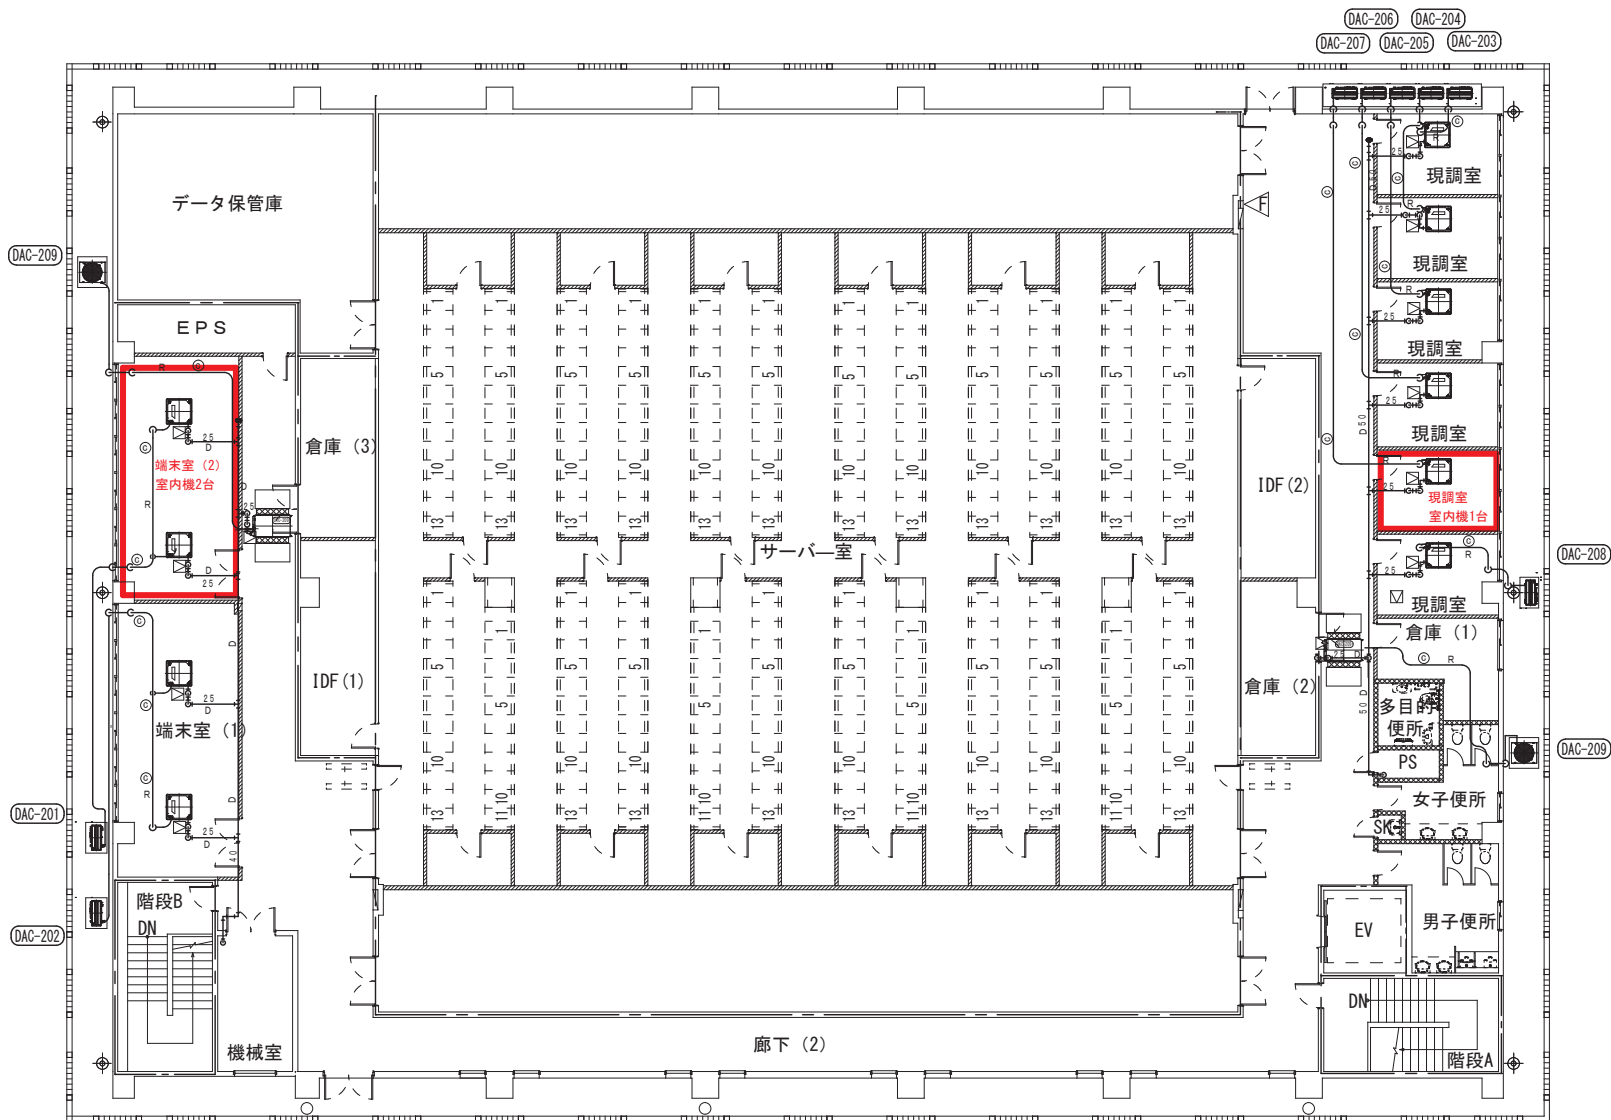

--- 防火区画

情報管理棟 2階

工事名称	沖縄クラウドデータセンター(仮称) 新設工事(機械工区)	工事年度	平成25年度
工事場所	うるま市宇屋屋段 65-2番 地22番	図庫名称	空調設備 2階配管平面図【データセンター棟】
発注機関	沖縄県土木建築部施設課	縮尺	1/100(A1用) 1/200(A3用)
工期	平成 26年 3月 11日 ~ 平成 27年 5月 28日	図庫番号	D C M - 1 2
現場代理人	坂根(主任) 長原青	製図	
検印		共同企業体名	(株)テクノ工業・三建設備(株) 特定建設工業共同企業体
注		住 所	沖縄県沖縄市古謝 888番地-1
書		番 号	株式会社 テクノ工業
員		氏 名	代表取締役 下地 聡