



沖縄コンベンションセンター全体図

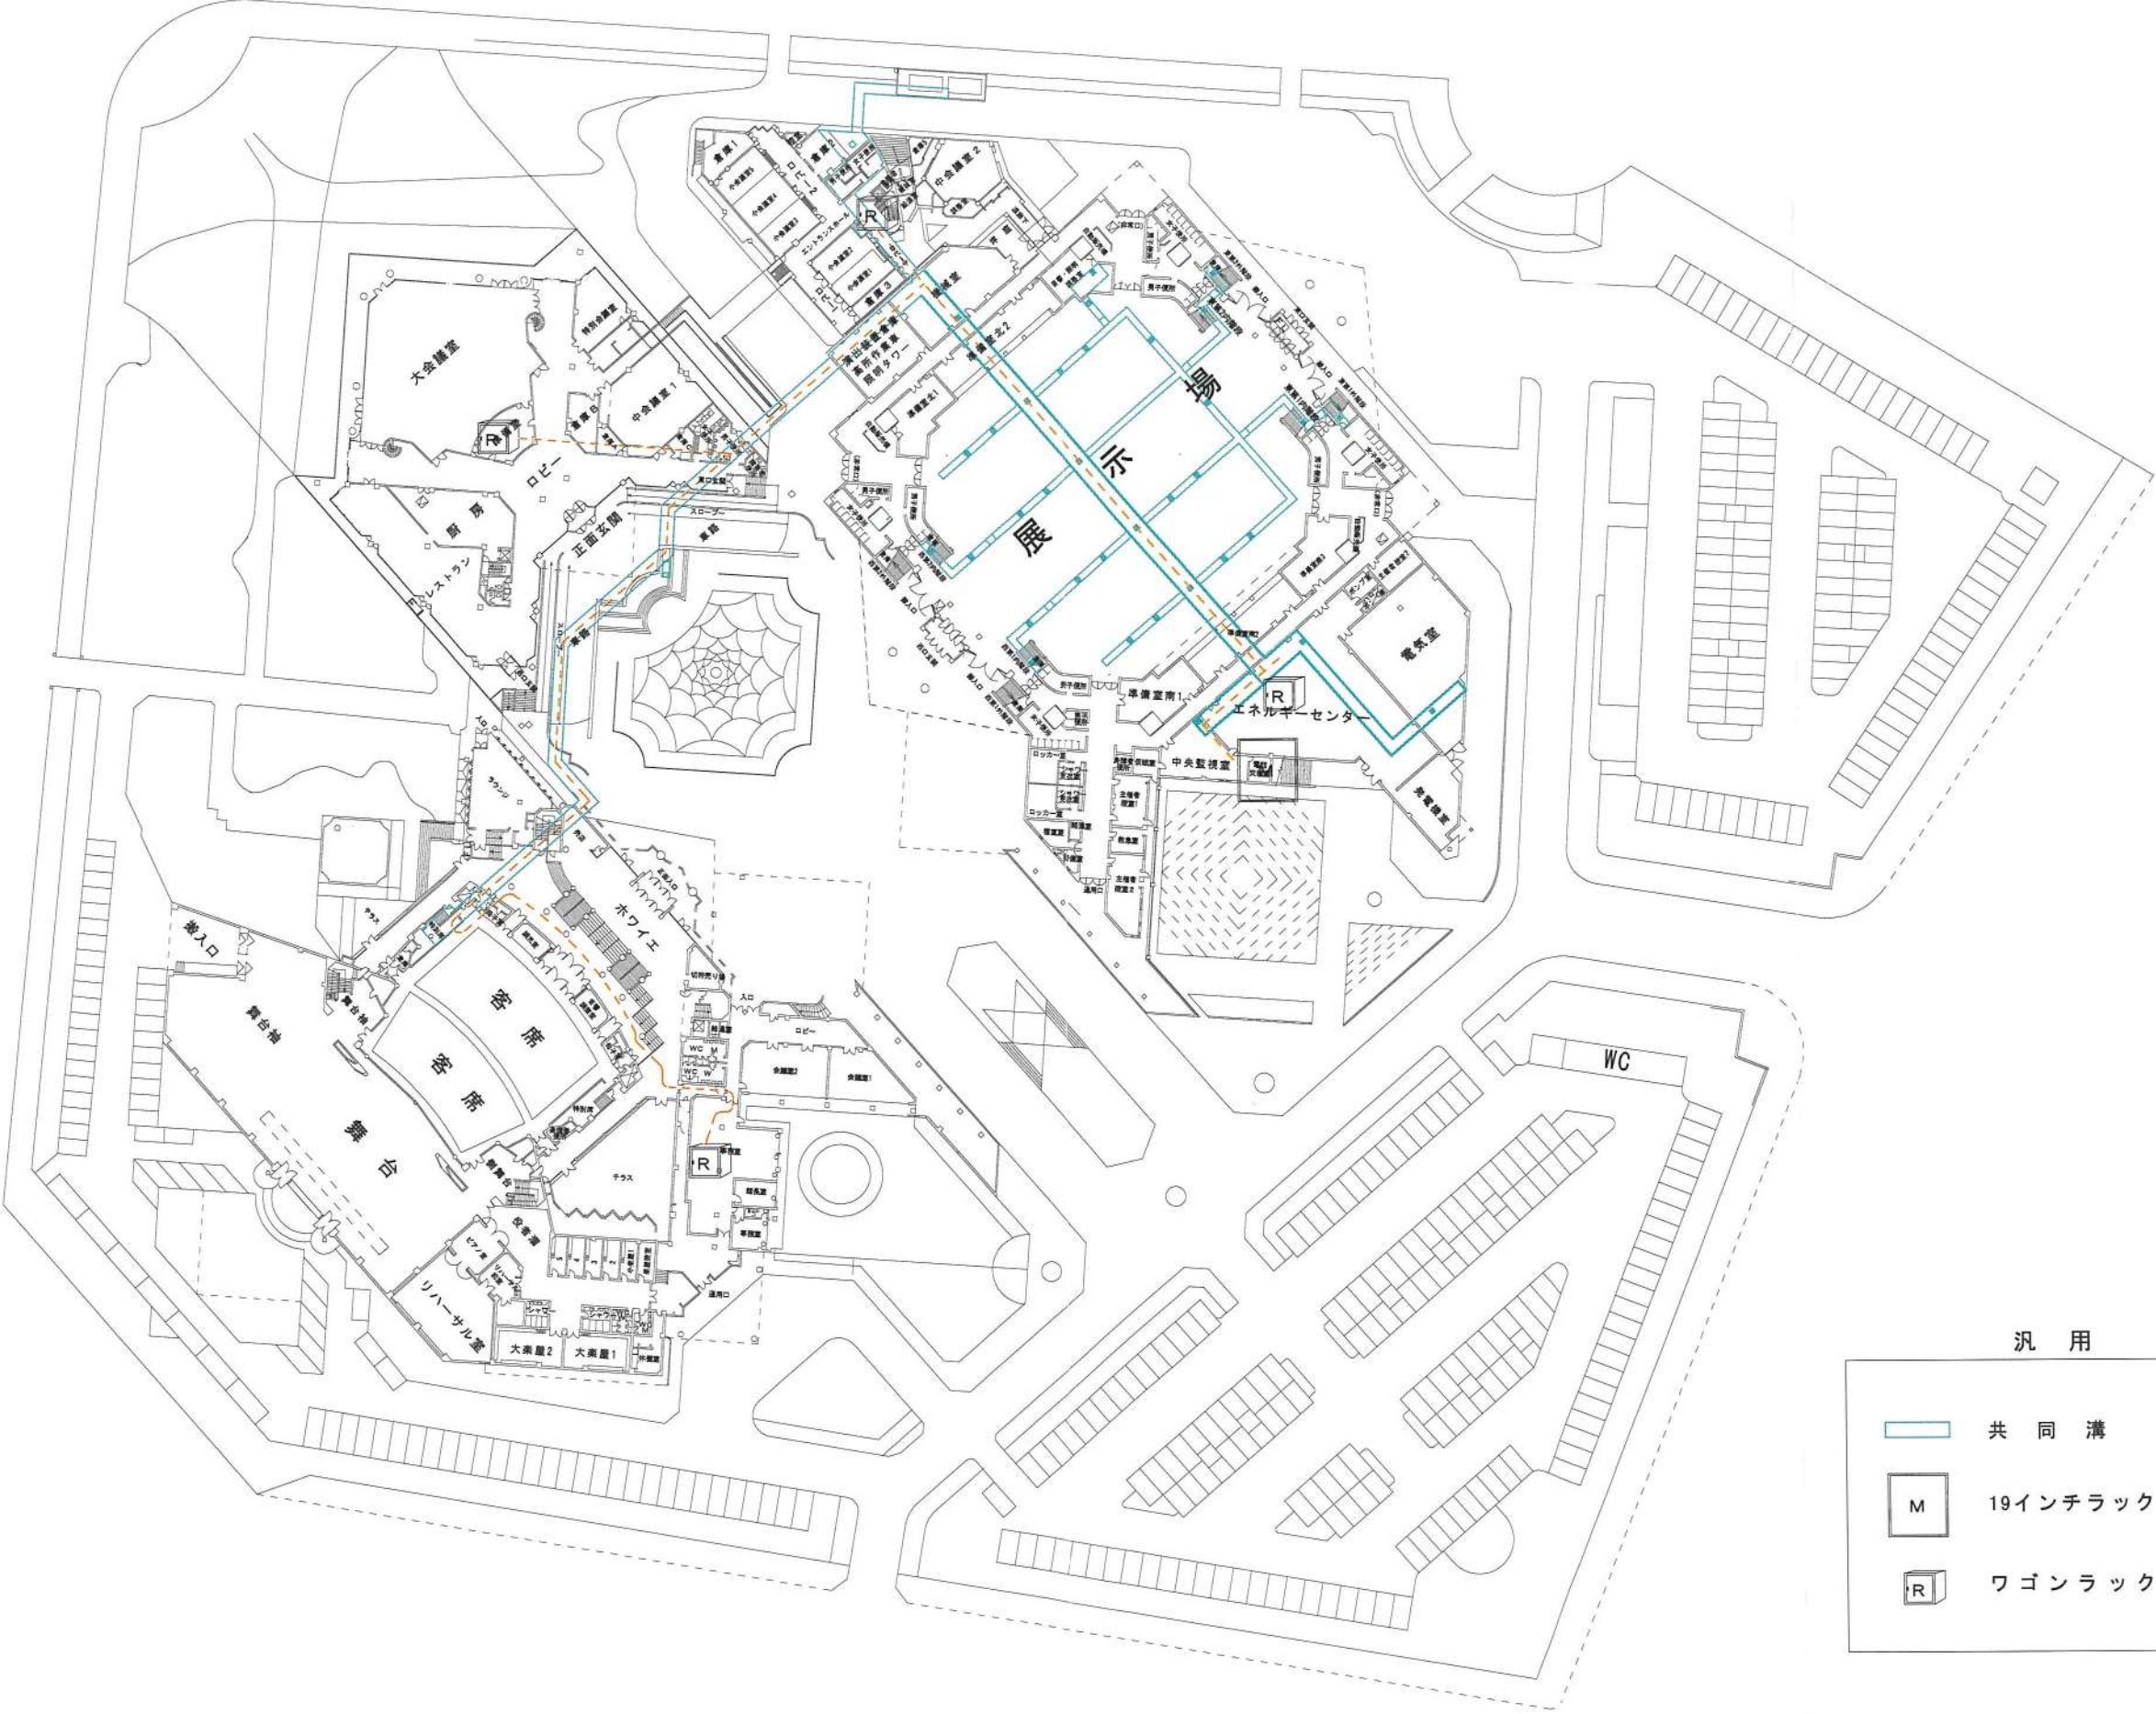

全体図

工事名称	L A N 構築工事	工事年度	平成 17 年度工事	承認	担当者	株式会社 沖縄ダイケン
工事場所	沖縄県宜野湾市真志喜 4-3-1	図面名称	沖縄コンベンションセンター 光ケーブル配線図	承認	確認印	製図
施主	財団法人 沖縄観光コンベンションビューロー	縮尺	S=1:500 図面番号 E-01	承認	設計	調査

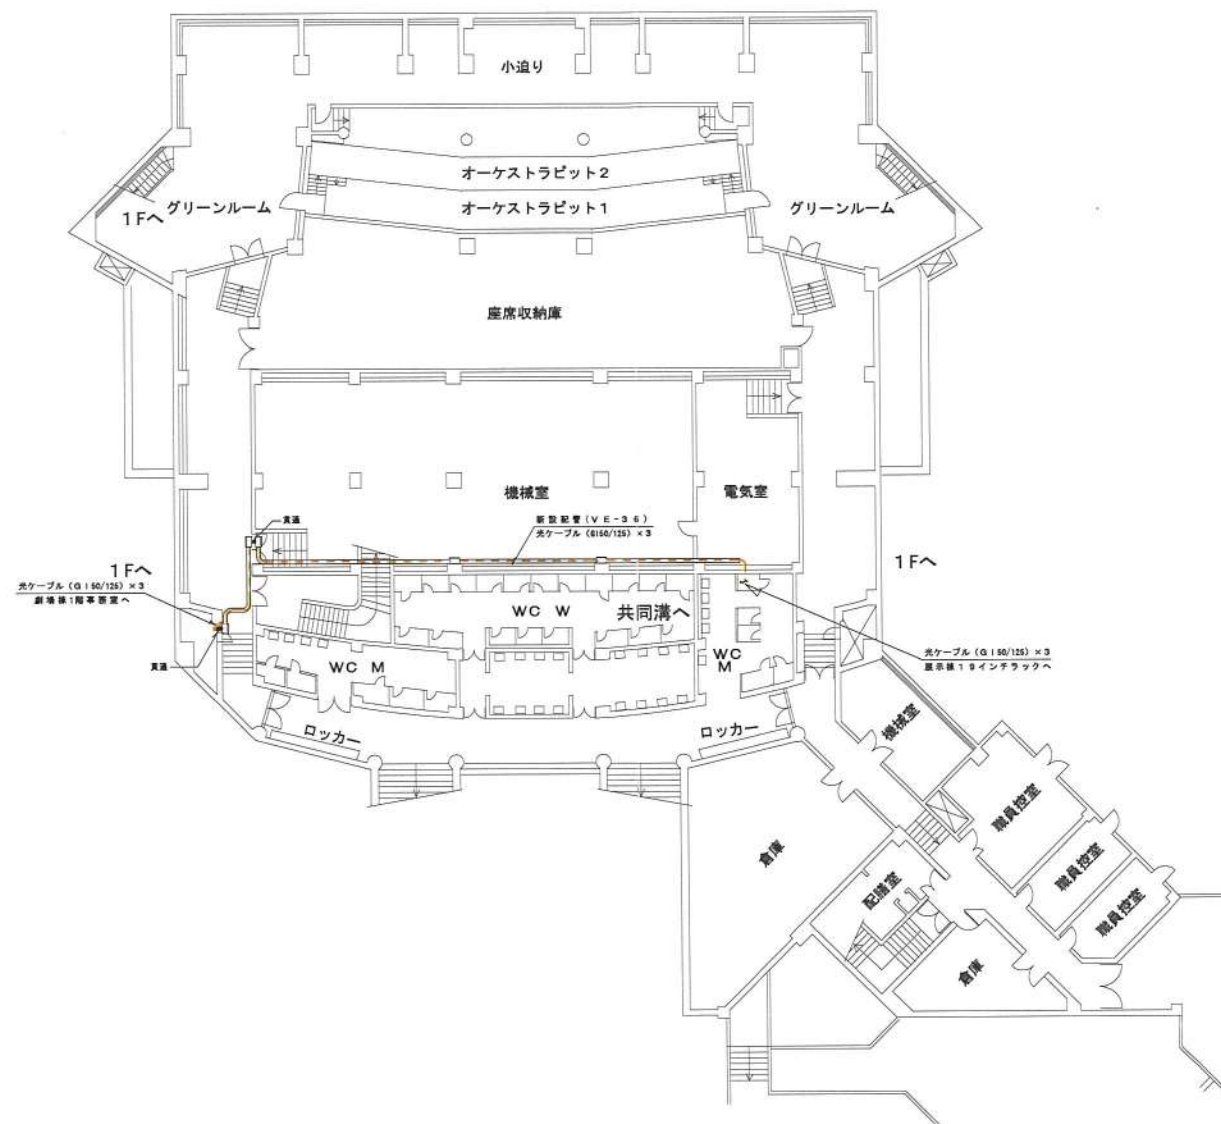

地下1階


汎例

記号	名称
M	19インチラック
R	HUBボックスワゴン
埋込	情報コンセント (埋込)
露出	情報コンセント (露出)
電源	電源コンセント
光ケーブル (G.150/125)	光ケーブル (G.150/125)
UTPケーブル (Cat5e)	UTPケーブル (Cat5e)
電源ケーブル	電源ケーブル

UTPケーブル 天井転がし配線を示す
UTPケーブル 既設配管内配線を示す

地下1階平面図

工事名称	L A N 構築工事	工事年度	平成 17 年度工事	承認	担当者	監理・設計者	株式会社 沖縄ダイケン
工事場所	沖縄県宜野湾市真志喜4-3-1	図面名称	沖縄コンベンションセンター 劇場棟地下1階平面図	承認		確認印	製図
施主	財団法人 沖縄観光コンベンションビューロー	縮尺	S=1:200	図面番号	E-05	設計	調査

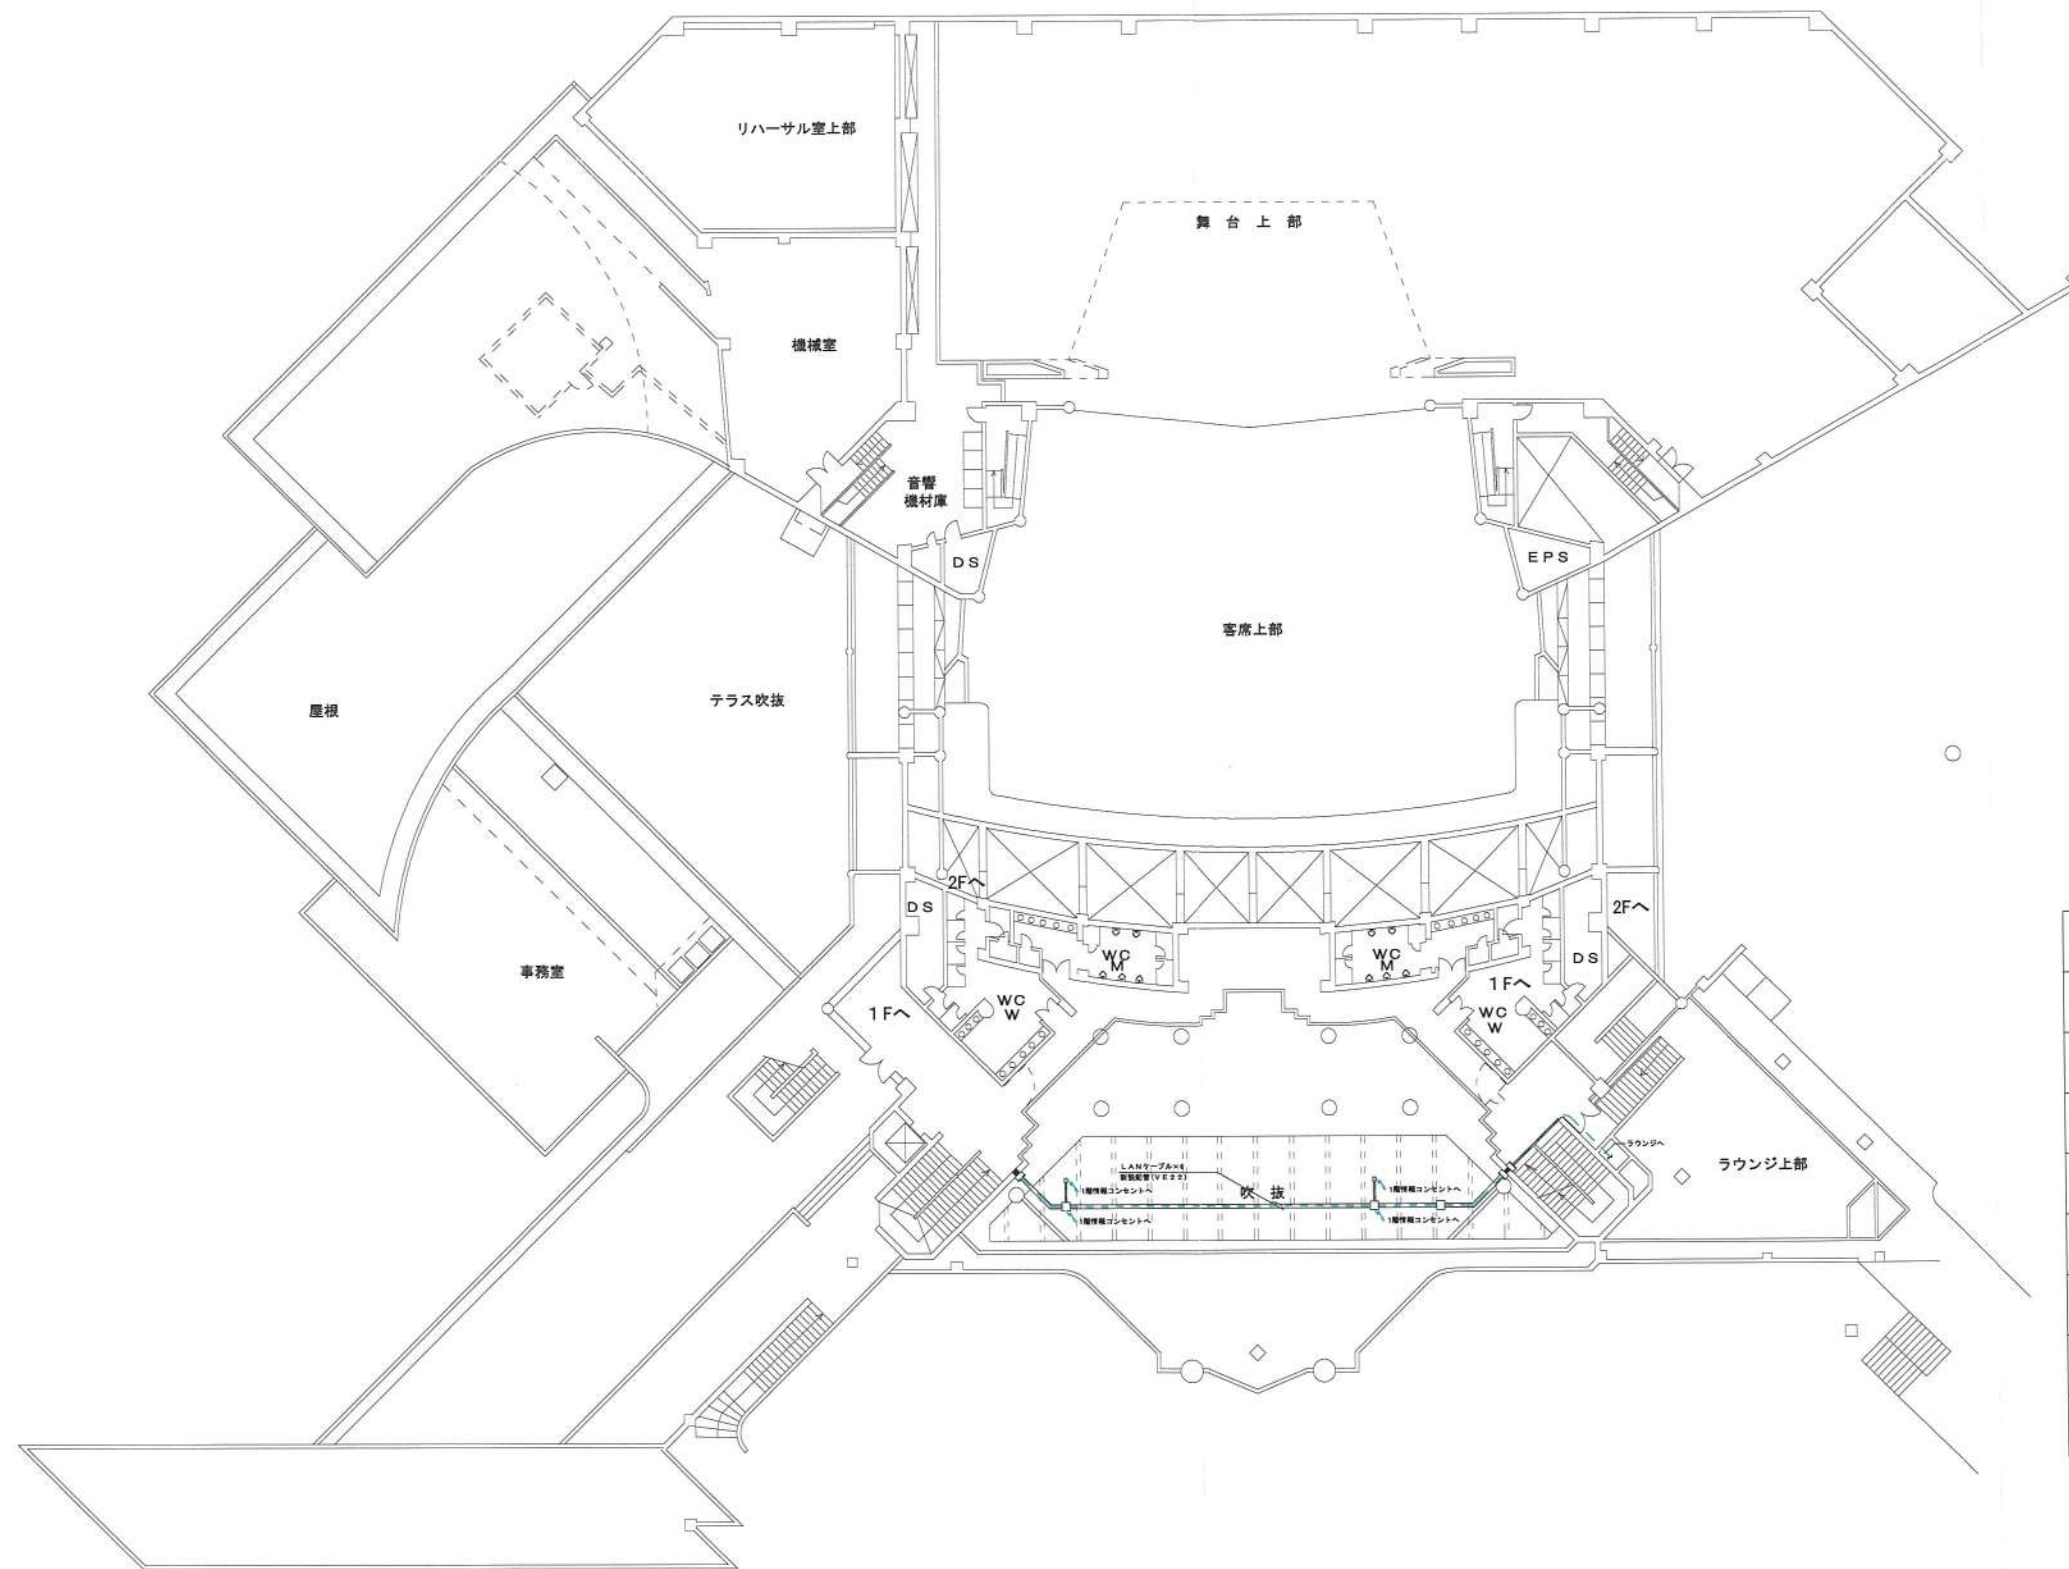


汎 例	
記 号	名 称
M	19インチラック
R	HUBボックスワゴン
埋込	情報コンセント（埋込）
露出	情報コンセント（露出）
電源	電源コンセント
光ケーブル	光ケーブル (G150/125)
UTPケーブル	UTPケーブル (Cat5e)
電源ケーブル	電源ケーブル

UTPケーブル 天井転がし配線を示す
UTPケーブル 既設配管内配線を示す

中 2 階 平 面 図

工事名称	L A N 構 築 工 事	工事年度	平成 17 年度工事	承 認	担 当 者	監 理 設 計 者	株 式 会 社 沖 縄 ダイ ケ ン
工事場所	沖縄県宜野湾市真志喜4-3-1	図面名称	沖縄コンベンションセンター 劇場棟地中2階平面図	換 頁		確 認 印	製 図
施 主	財団法人 沖縄観光コンベンションビューロー	縮 尺	S=1:200	図面番号	E-07	設 計	調 査

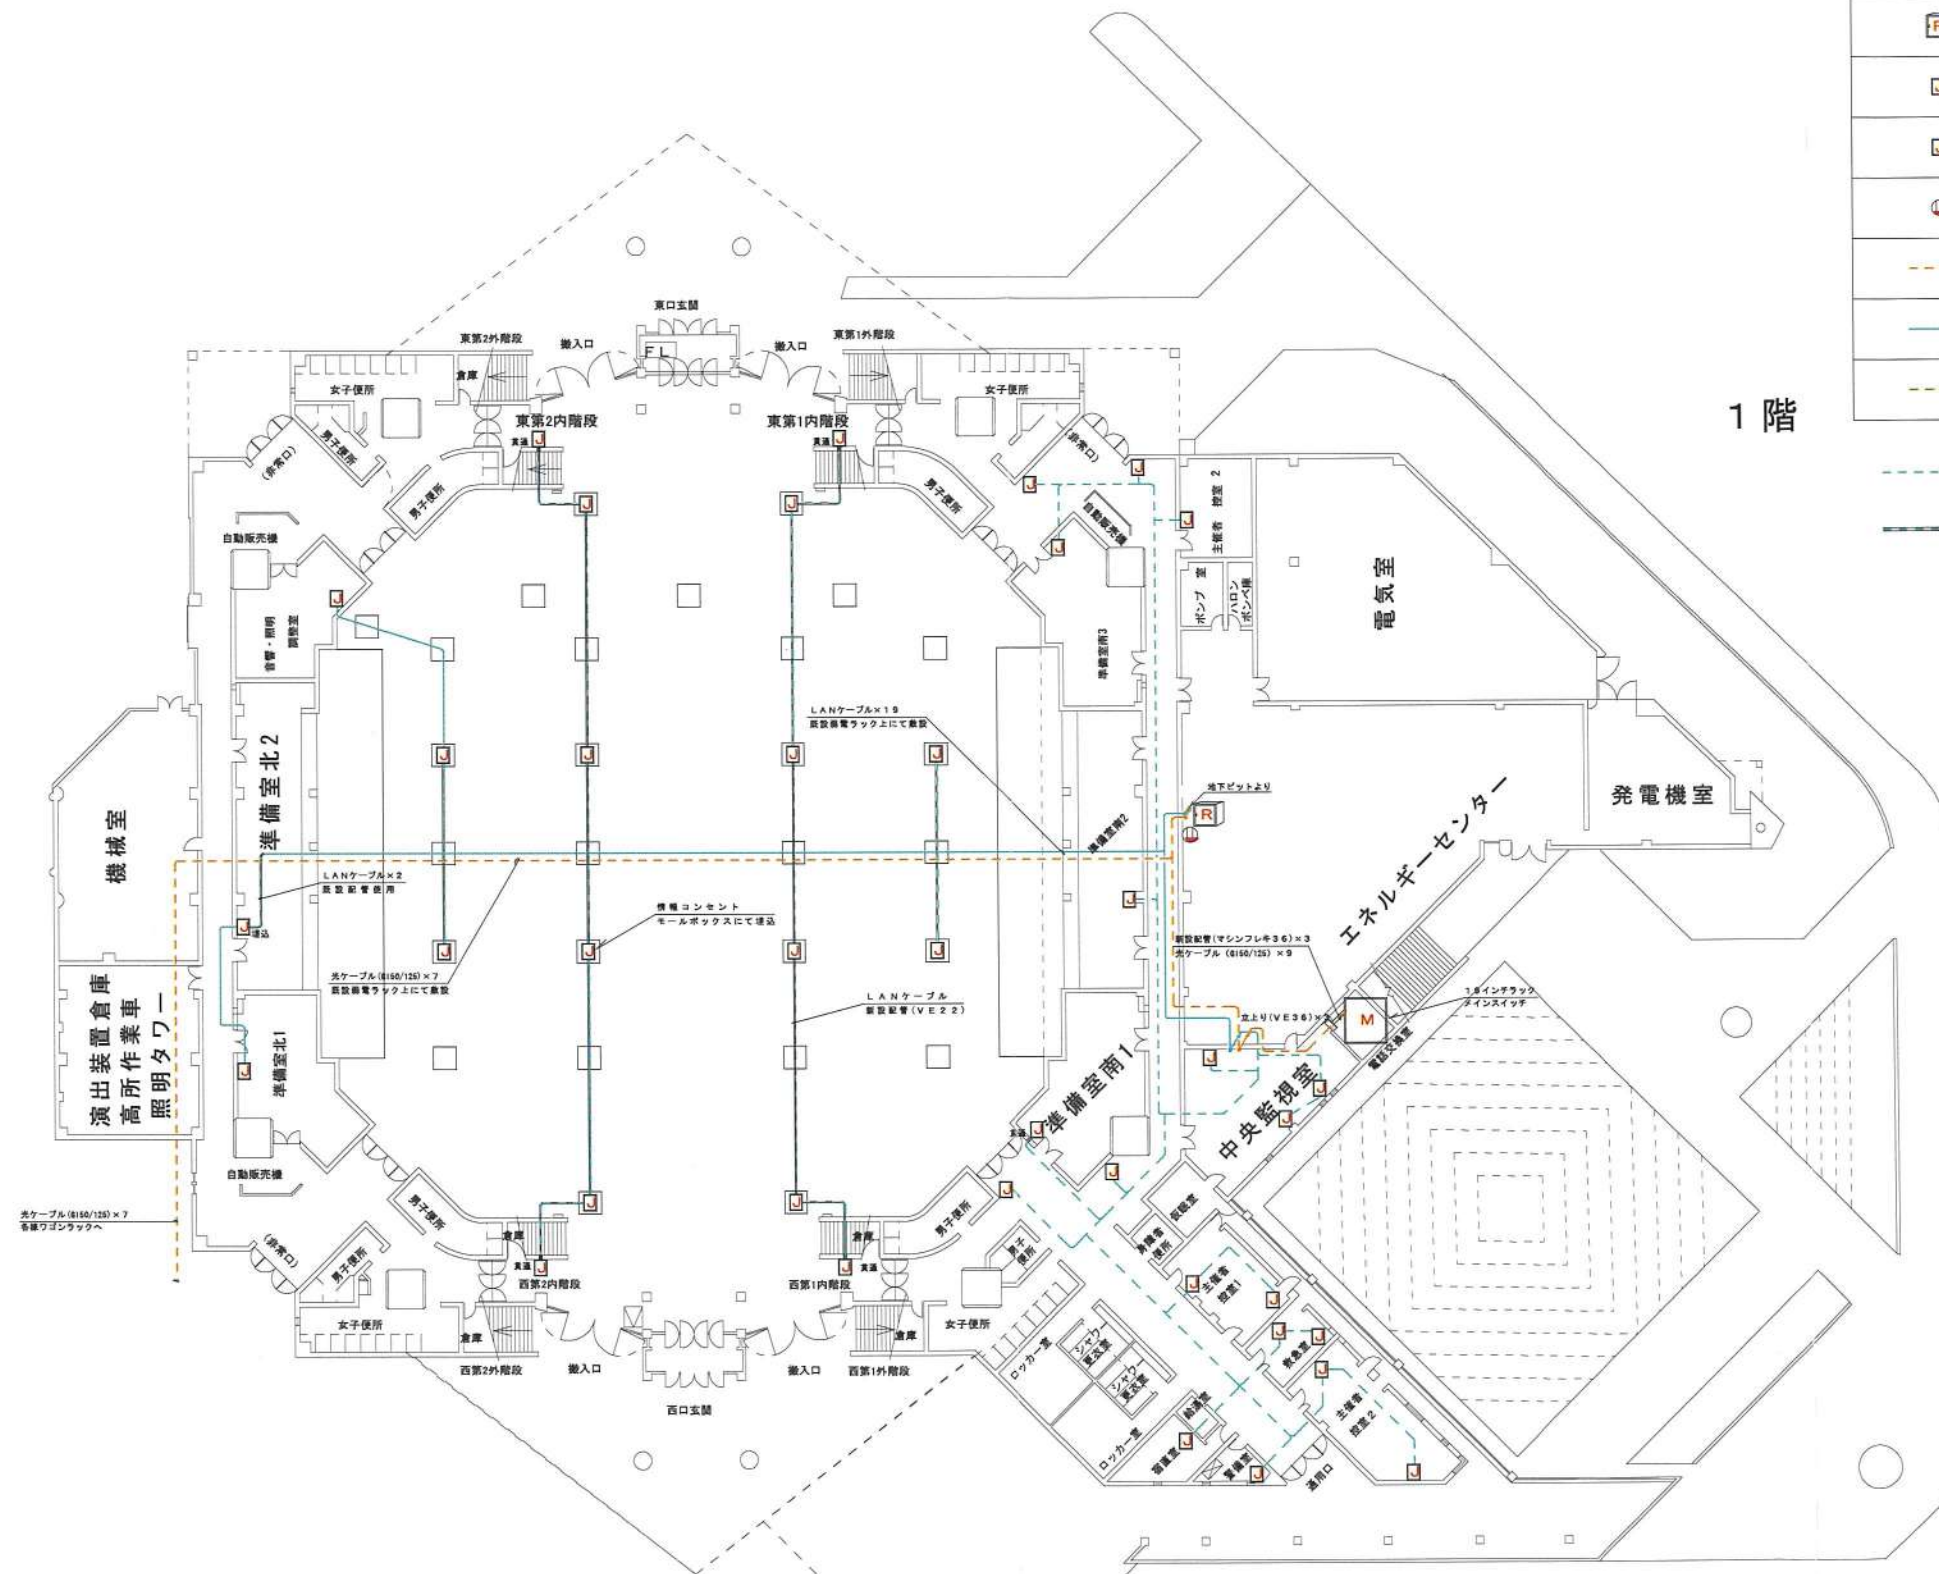


汎 例	
記 号	名 称
M	19 インチラック
R	HUBボックスワゴン
埋込	情報コンセント (埋込)
露出	情報コンセント (露出)
電源	電源コンセント
光ケーブル (GI50/125)	光ケーブル (GI50/125)
UTPケーブル (Cat5e)	UTPケーブル (Cat5e)
電源ケーブル	電源ケーブル

UTPケーブル 天井転がし配線を示す
UTPケーブル 既設配管内配線を示す

展示場平面図

工事名称	L A N 構築工事	工事年度	平成 17 年度工事	承認	担当者	監理・設計者	株式会社 沖縄ダイケン
工事場所	沖縄県宜野湾市真志喜4-3-1	図面名称	沖縄コンベンションセンター 展示場 面 図	換		確認印	製 図
施 主	財団法人 沖縄観光コンベンションビューロー	縮 尺	8:1:500	図面番号	E-05	設 計	調 査

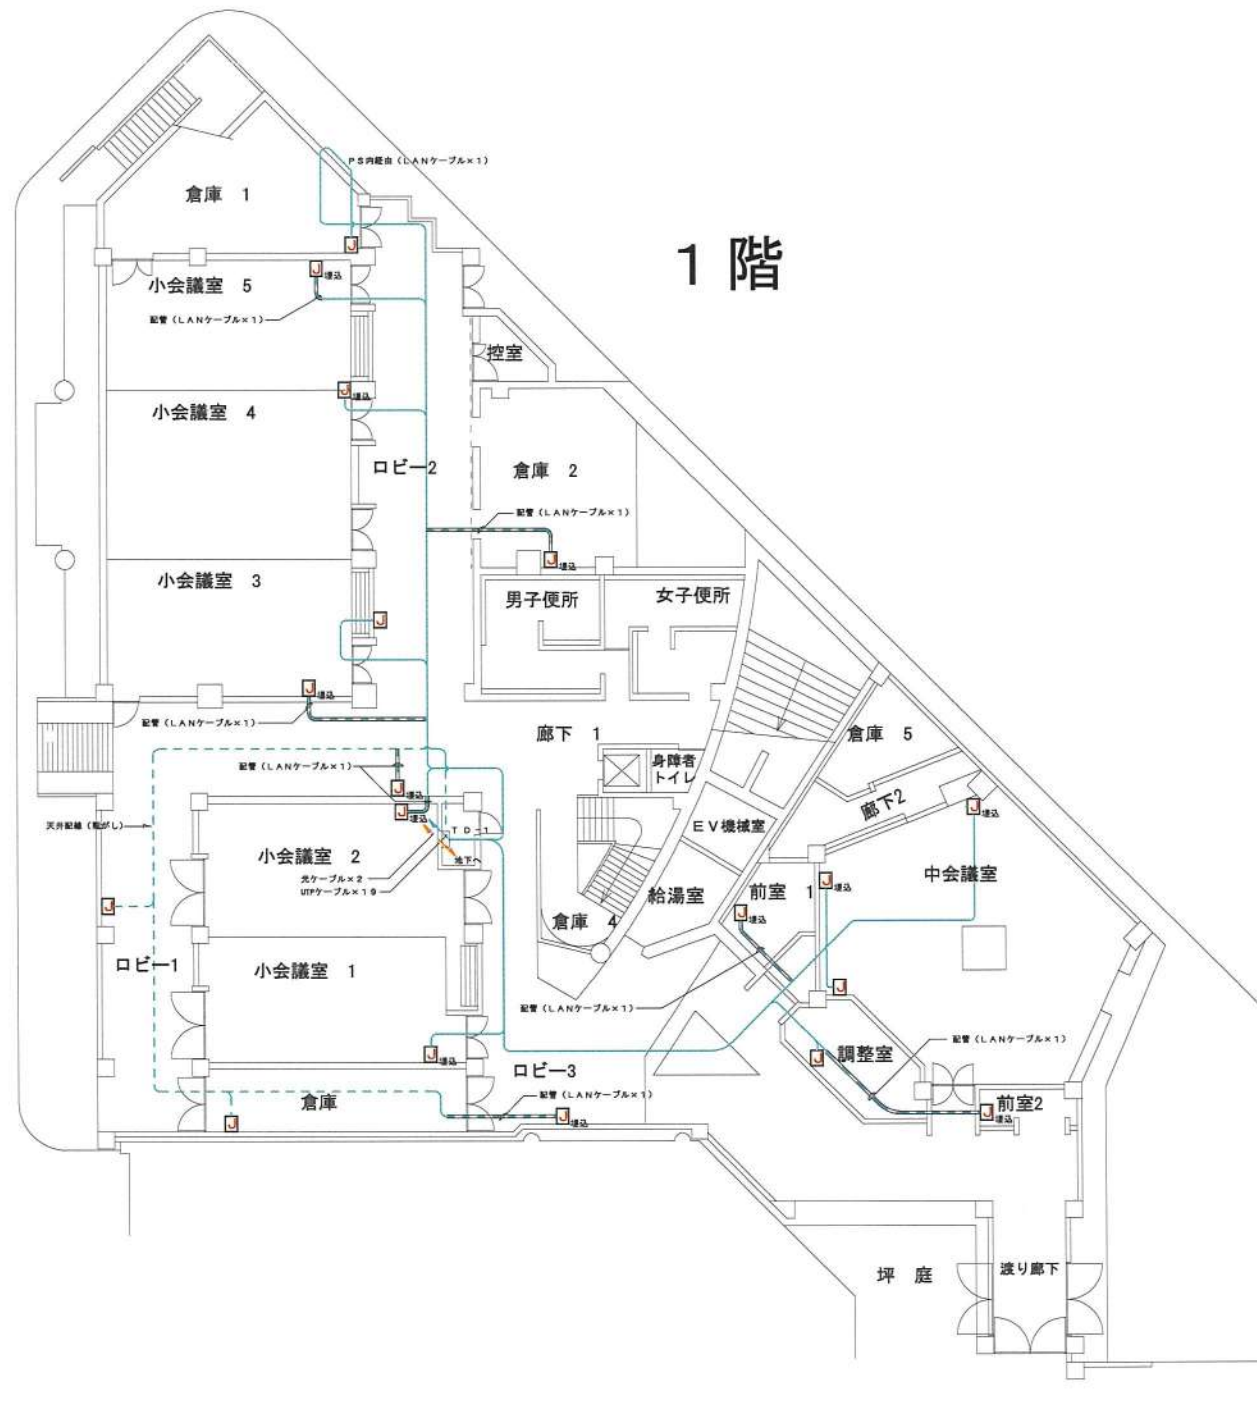


汎 例	
記 号	名 称
	19インチラック
	HUBボックスワゴン
	情報コンセント (埋込)
	情報コンセント (露出)
	電源コンセント
	光ケーブル (GI50/125)
	UTPケーブル (Cat5e)
	電源ケーブル

UTPケーブル 天井転がし配線を示す
 UTPケーブル 既設配管内配線を示す

会議棟B平面図

工事名称	L A N 構 築 工 事	工事年度	平成 17 年度工事	承認	担当者	株式会社 沖縄ダイケン			
工事場所	沖縄県宜野湾市真志喜4-3-1	図面名称	沖縄コンベンションセンター 会議棟B平面図	検 査		確認印	製 図	設 計	調 査
施 主	財団法人 沖縄観光コンベンションビューロー	縮 尺	S=1:250	図面番号	E-03				

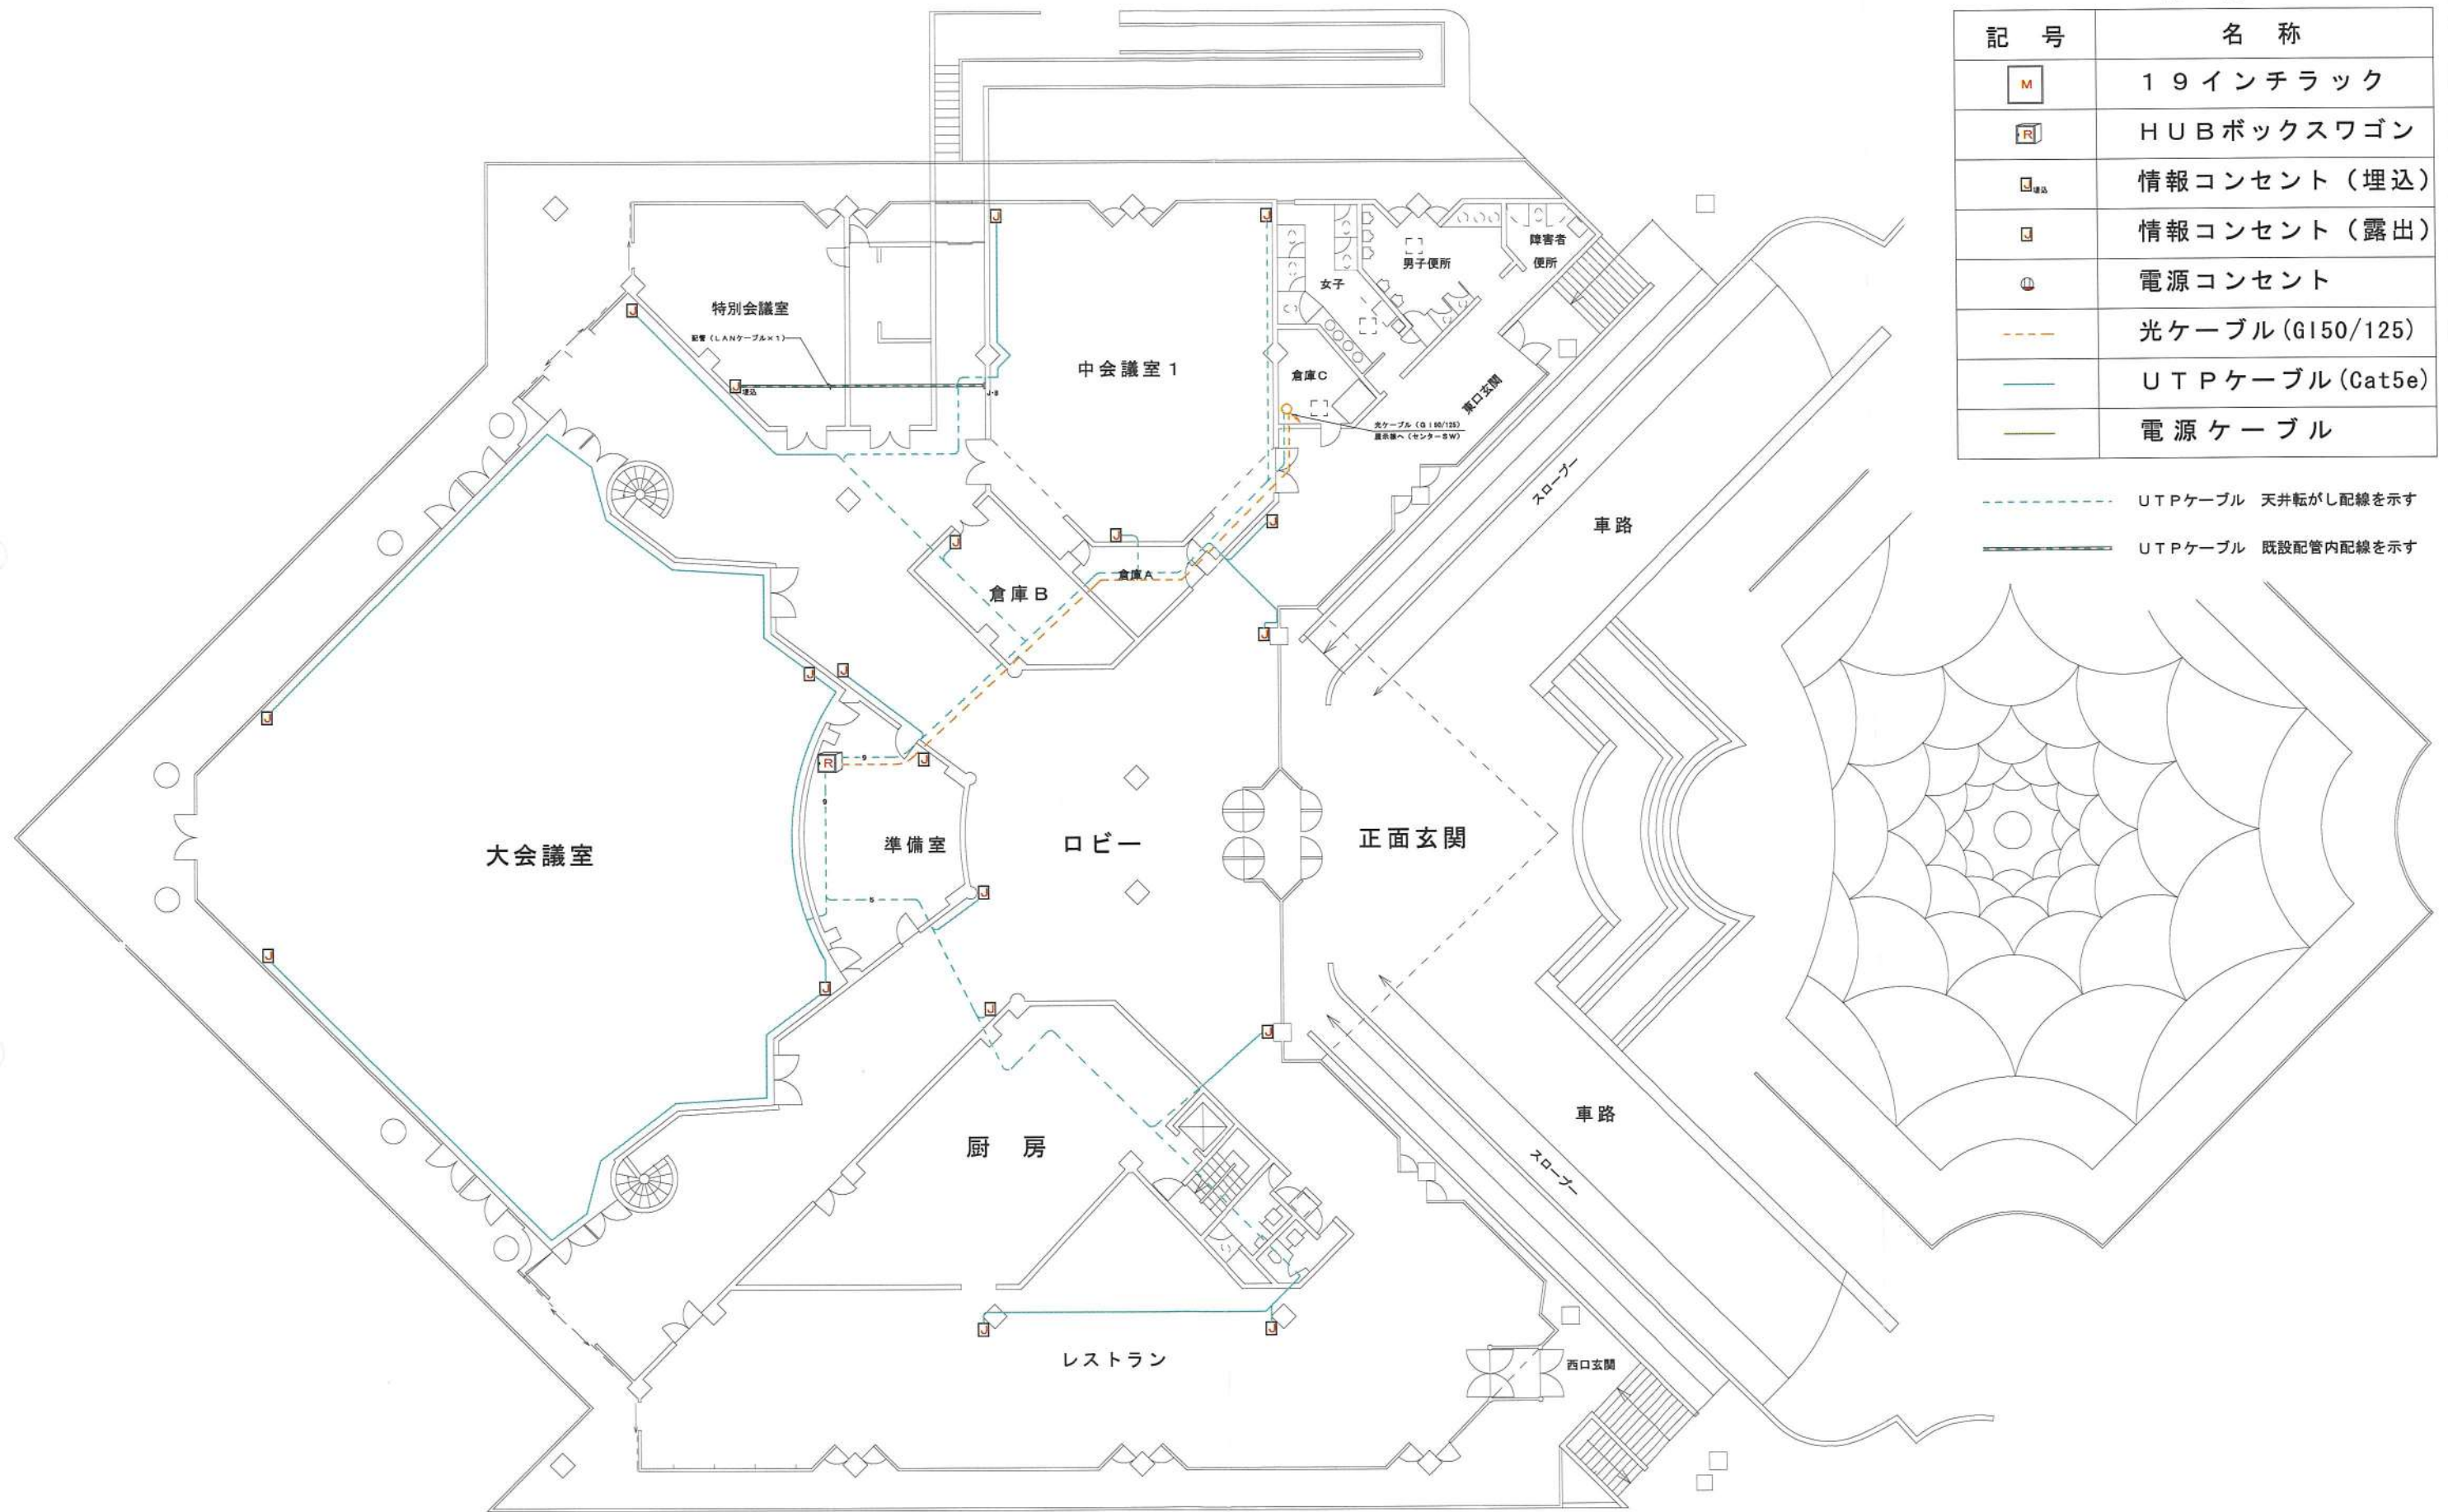


汎 例	
記 号	名 称
	1 9 インチラック
	H U B ボックスワゴン
	情報コンセント (埋込)
	情報コンセント (露出)
	電源コンセント
	光ケーブル (G150/125)
	U T P ケーブル (Cat5e)
	電 源 ケー ブ ル

U T P ケーブル 天井転がし配線を示す
 U T P ケーブル 既設配管内配線を示す

会議棟 A 平面図

工事名称	L A N 構築工事	工事年度	平成 17 年度工事	承認	担当者	監理・設計者	株式会社 沖縄ダイケン			
工事場所	沖縄県宜野湾市真志喜 4-3-1	図面名称	沖縄コンベンションセンター 会議棟 A 平面図				確認印	製図	設計	調査
施主	財団法人 沖縄観光コンベンションビューロー	縮尺	S=1:250	図面番号	E-04	摘要				

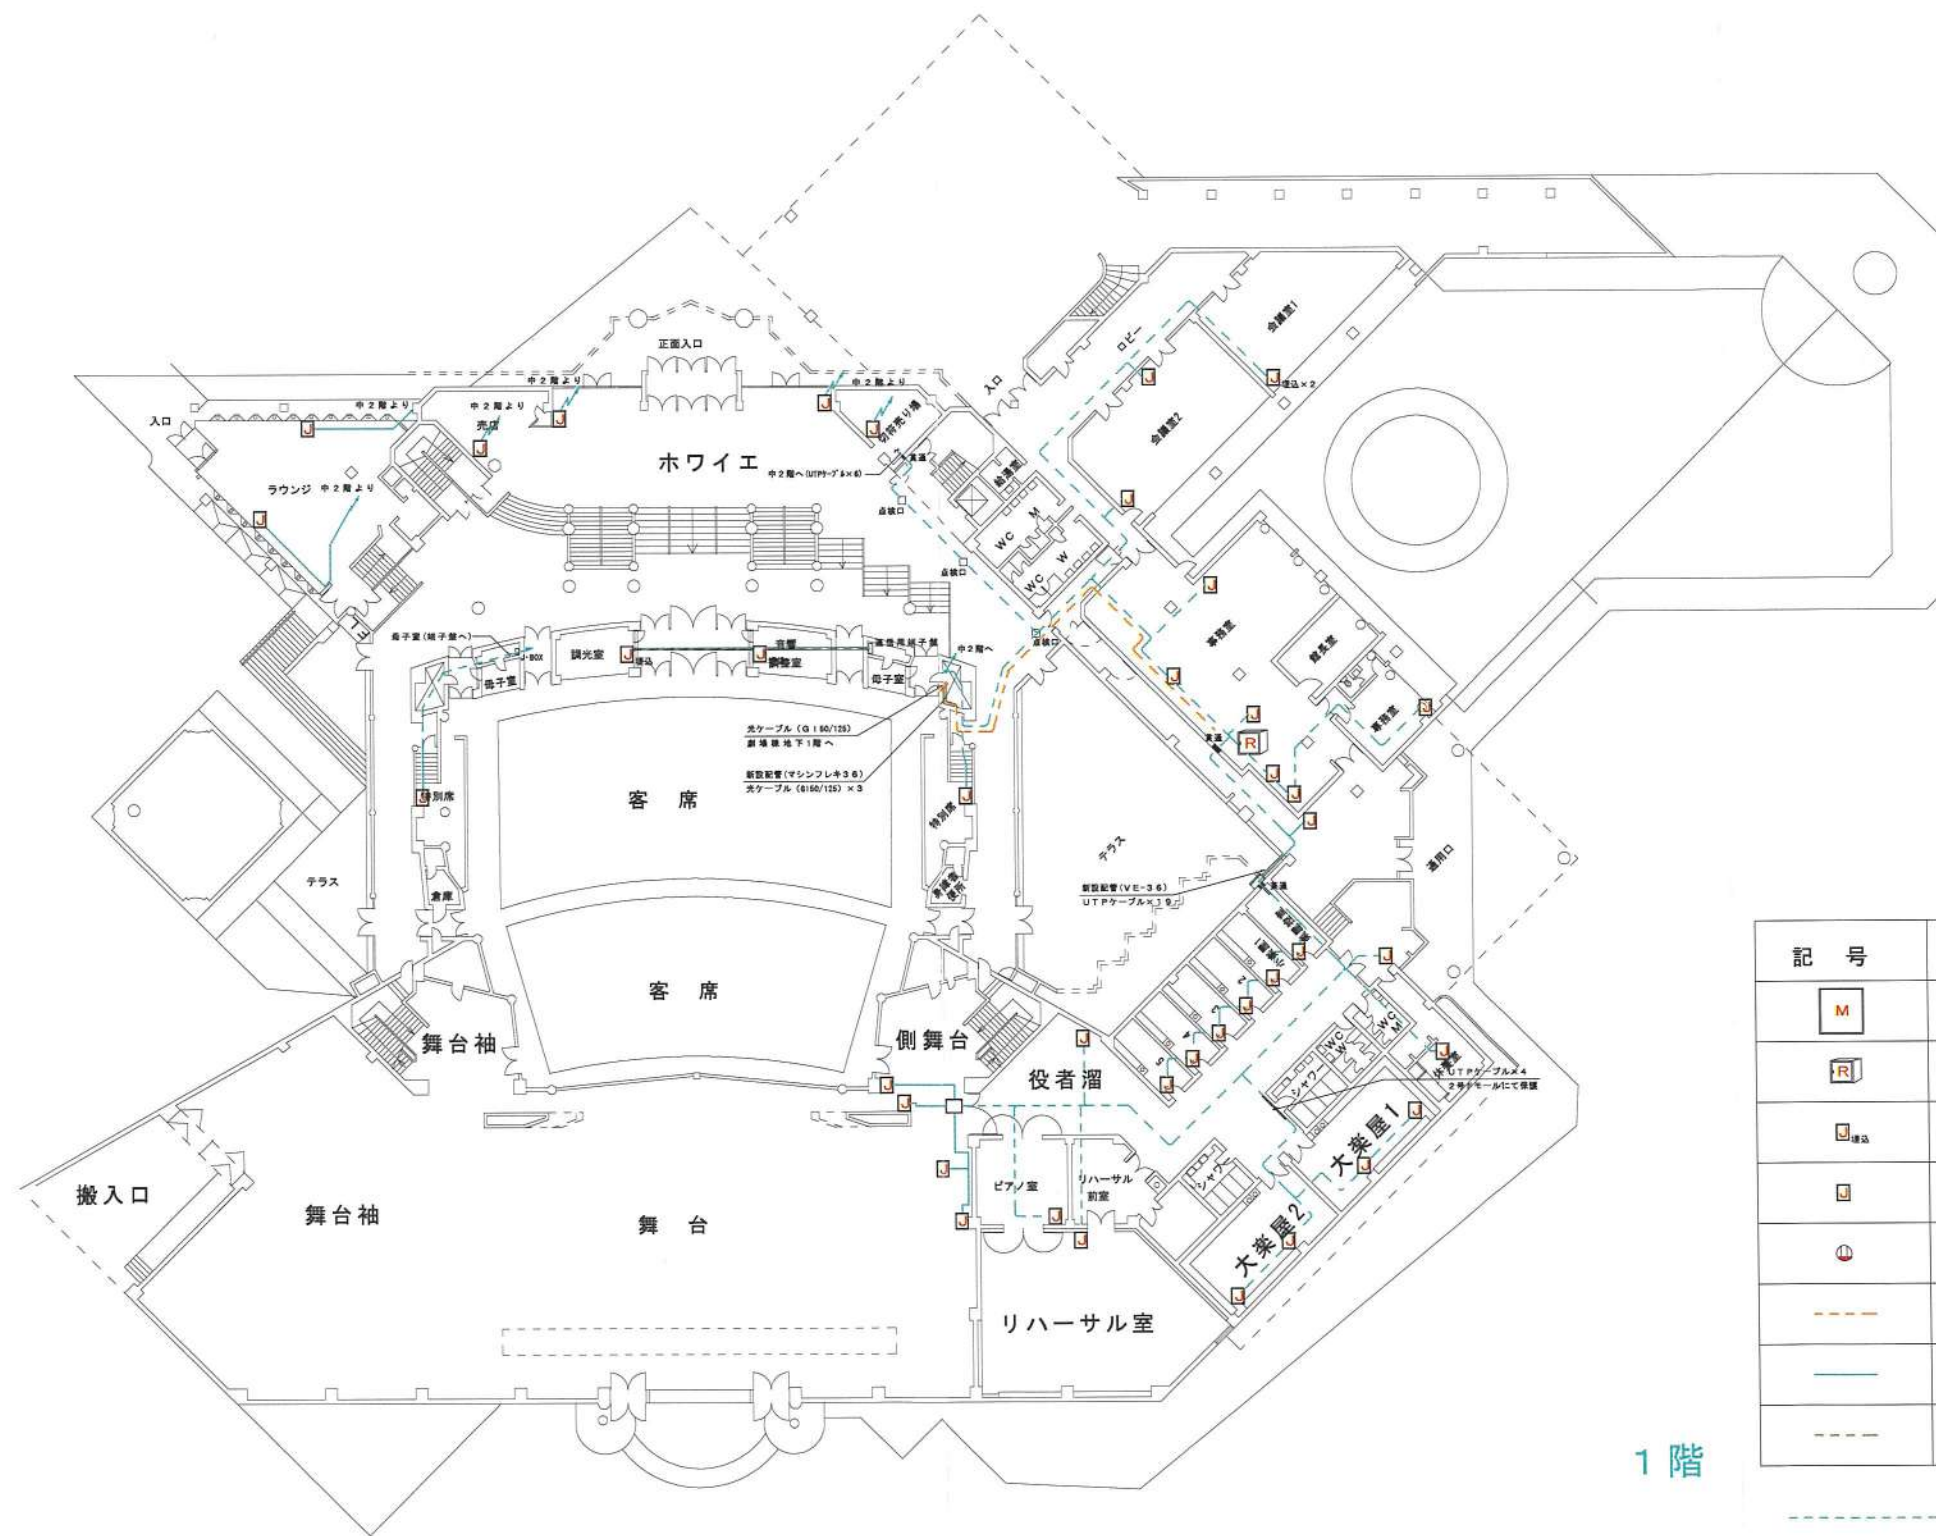

1階

汎 例	
記 号	名 称
M	19 インチラック
R	HUBボックスワゴン
I	情報コンセント (埋込)
I	情報コンセント (露出)
I	電源コンセント
---	光ケーブル (G150/125)
---	U T P ケーブル (Cat5e)
---	電 源 ケー ブ ル

--- U T P ケーブル 天井転がし配線を示す
--- U T P ケーブル 既設配管内配線を示す

劇場棟平面図

工事名称	L A N 構築工事	工事年度	平成 17 年度工事		承認	担当者	監理・設計者	株式会社 沖縄ダイケン			
工事場所	沖縄県宜野湾市真志喜4-3-1	図面名称	沖縄コンベンションセンター 劇場棟 様 平 面 図	縮 尺				確認印	製 図	設 計	調 査
施 主	財団法人 沖縄観光コンベンションビューロー	縮 尺	8=1:500	図面番号	E-06	摘要					